




6 PERSPECTIVA CAIXA DE PASSAGEM S/ESCALA

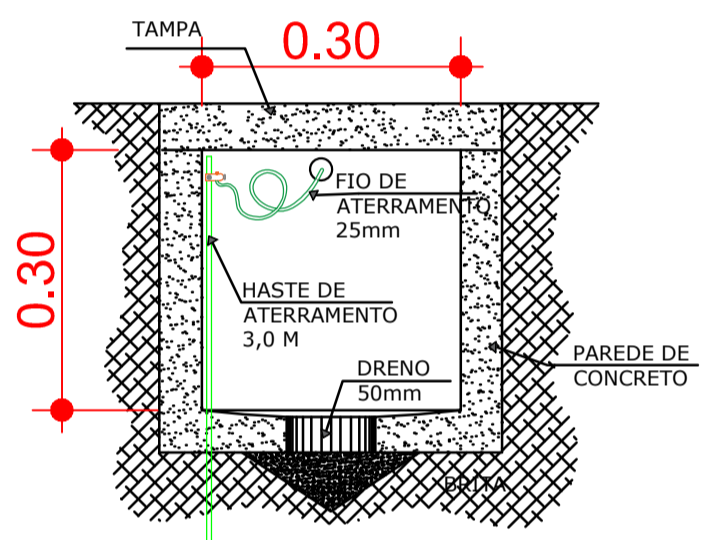


7 CORTE CAIXA DE PASSAGEM S/ESCALA

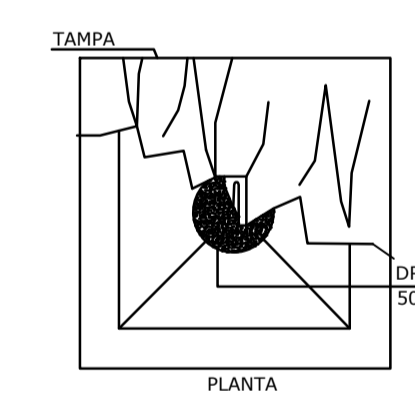


8 PLANTA CAIXA DE PASSAGEM S/ESCALA

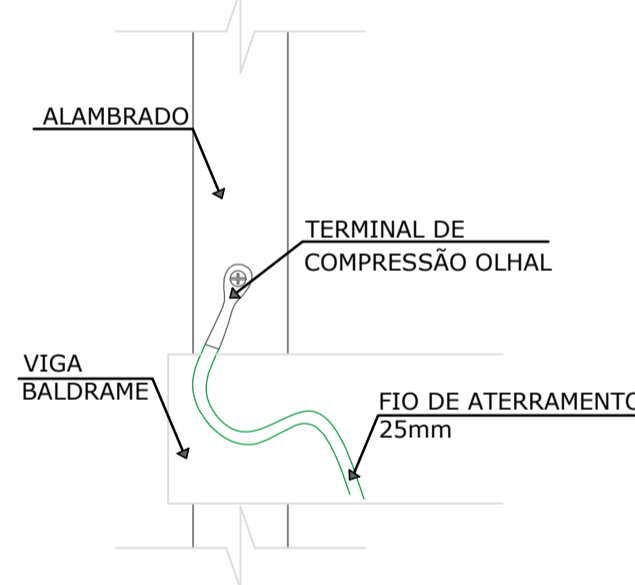


9 DETALHE TERMINAL OLHAL S/ESCALA

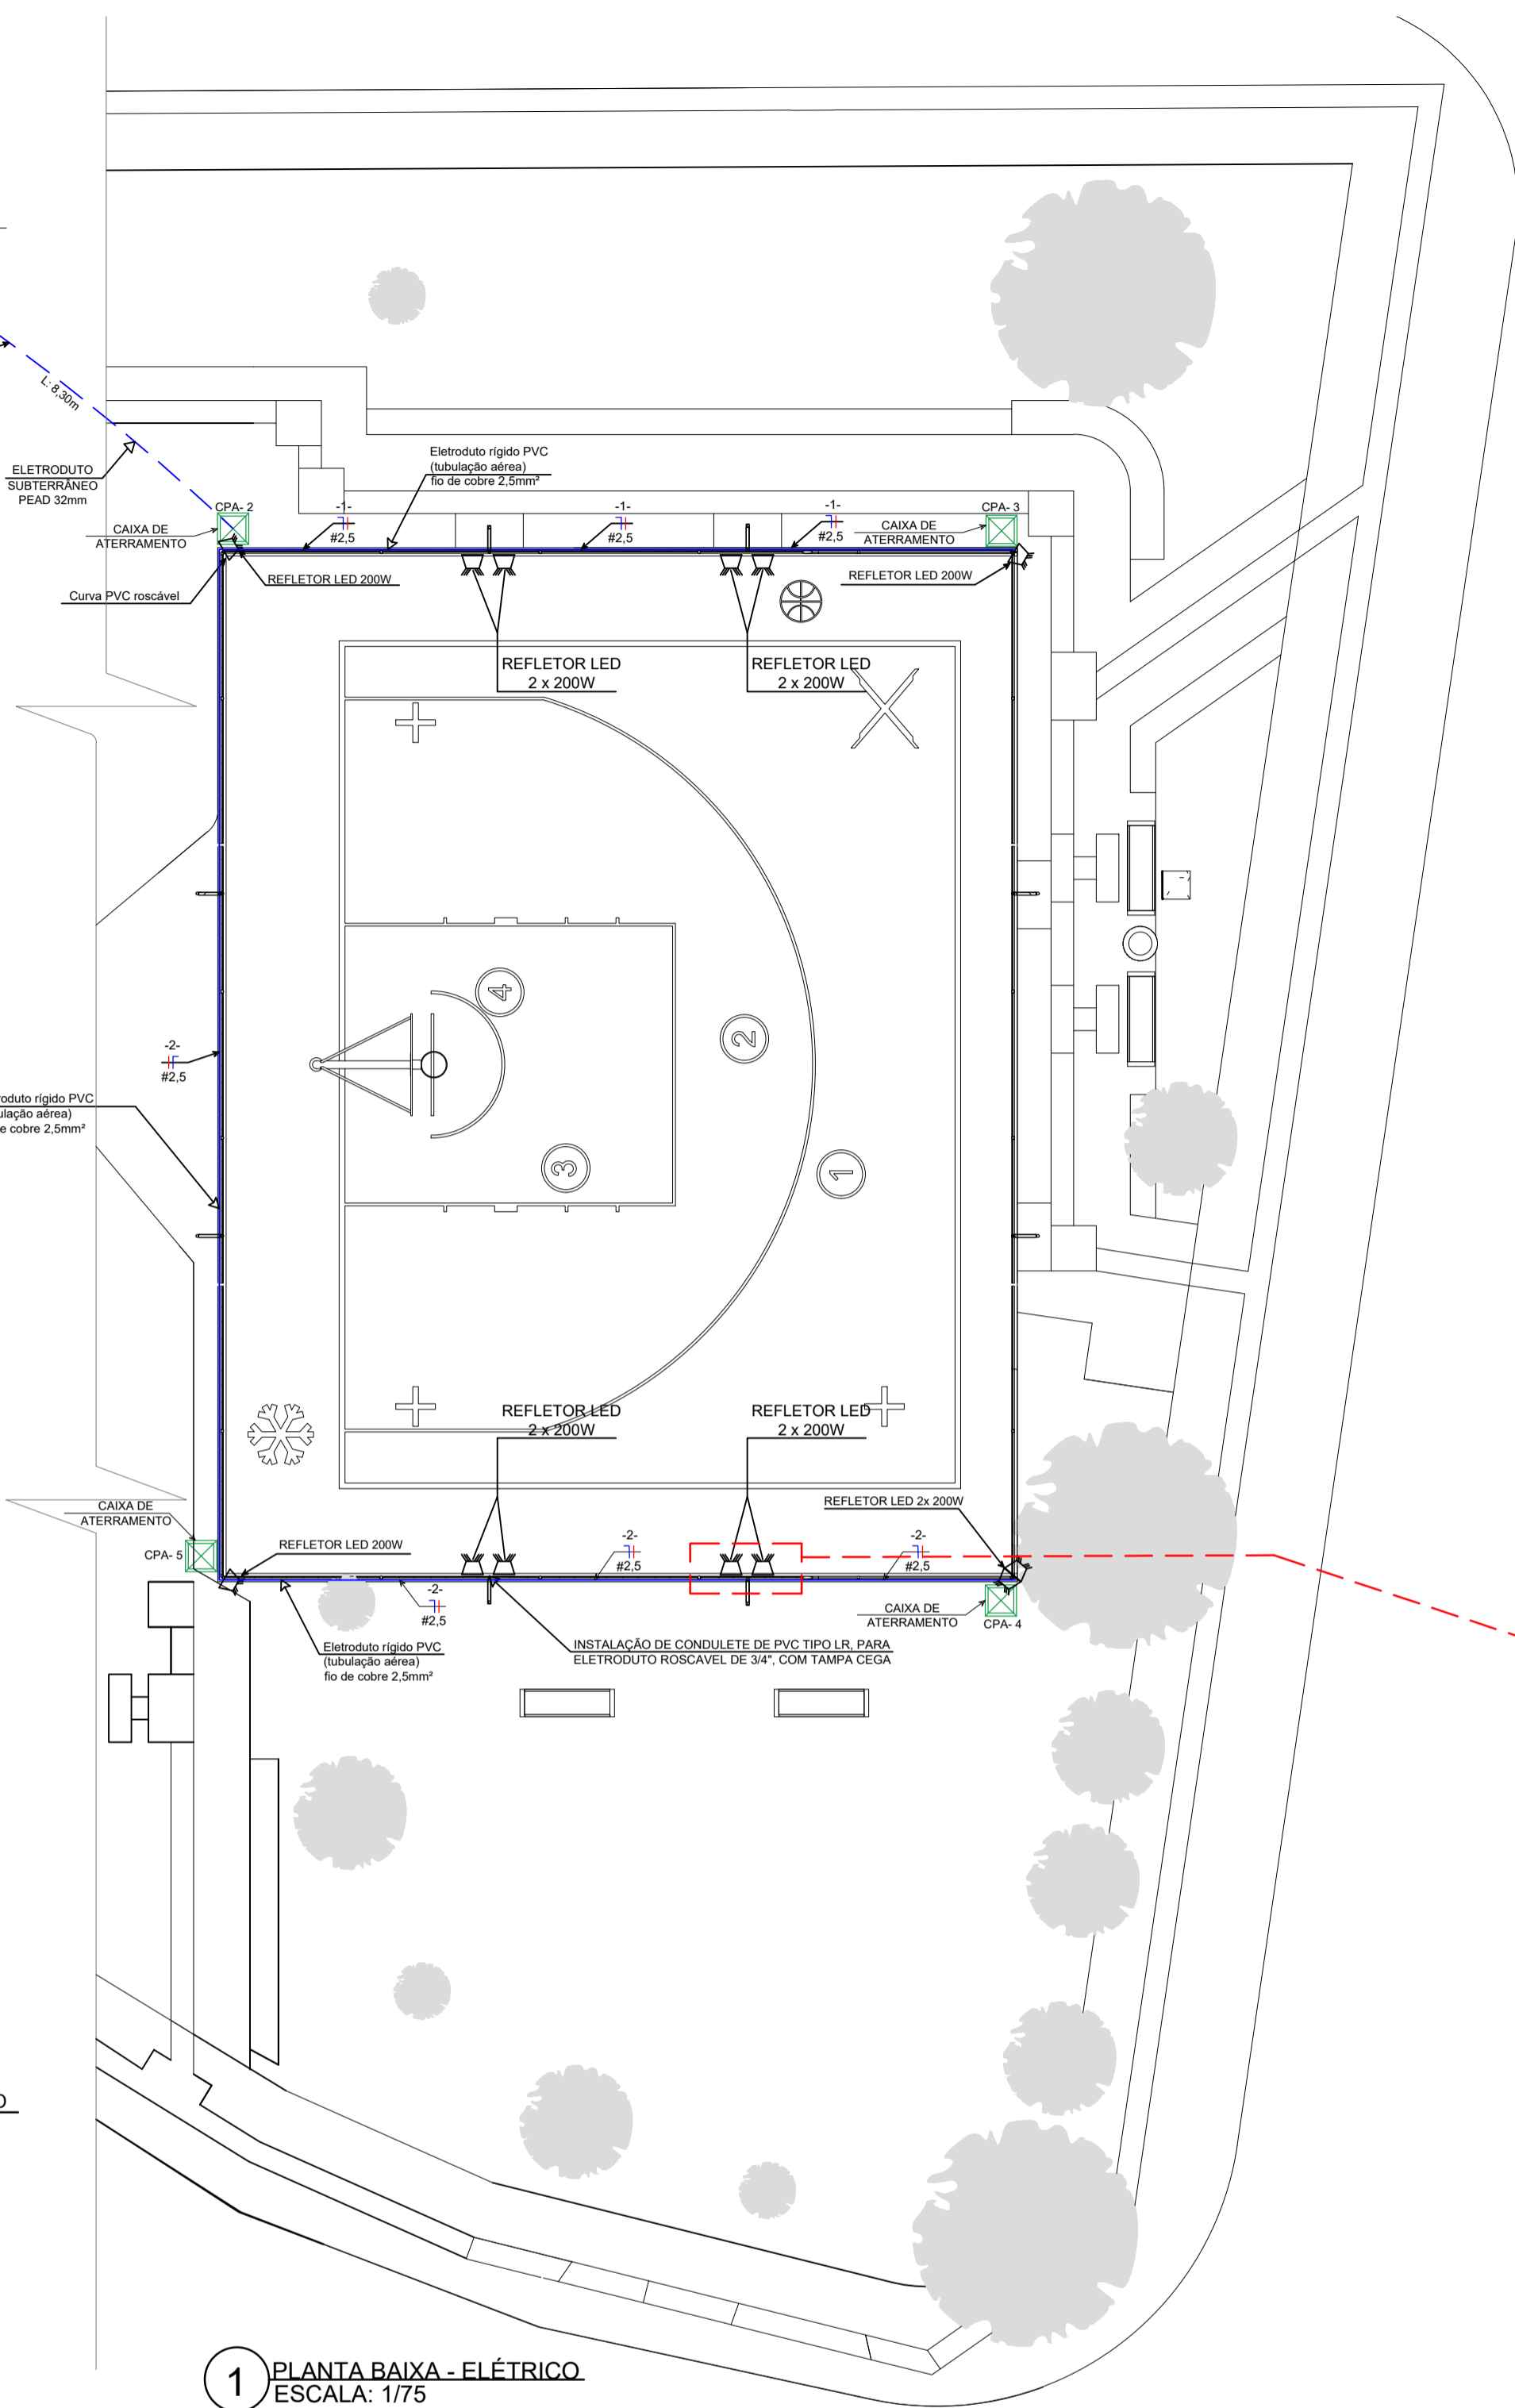


1 PLANTA BAIXA - ELÉTRICO ESCALA: 1/75

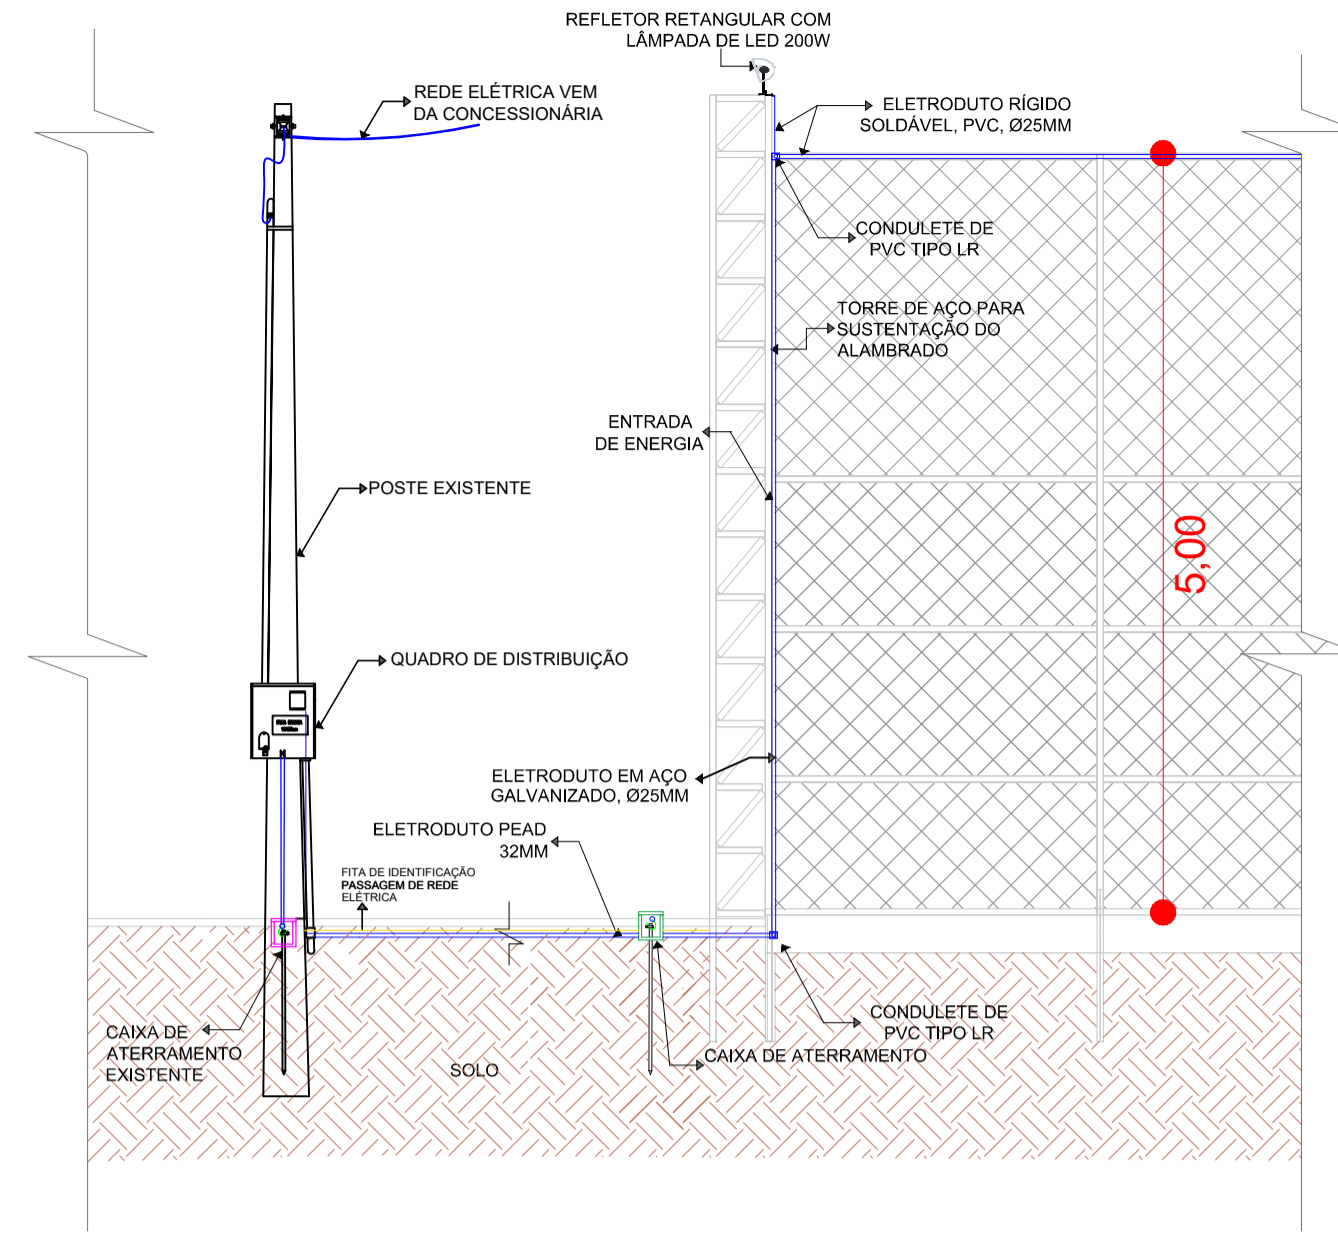


3 DETALHAMENTO ALAMBRADO S/ESCALA

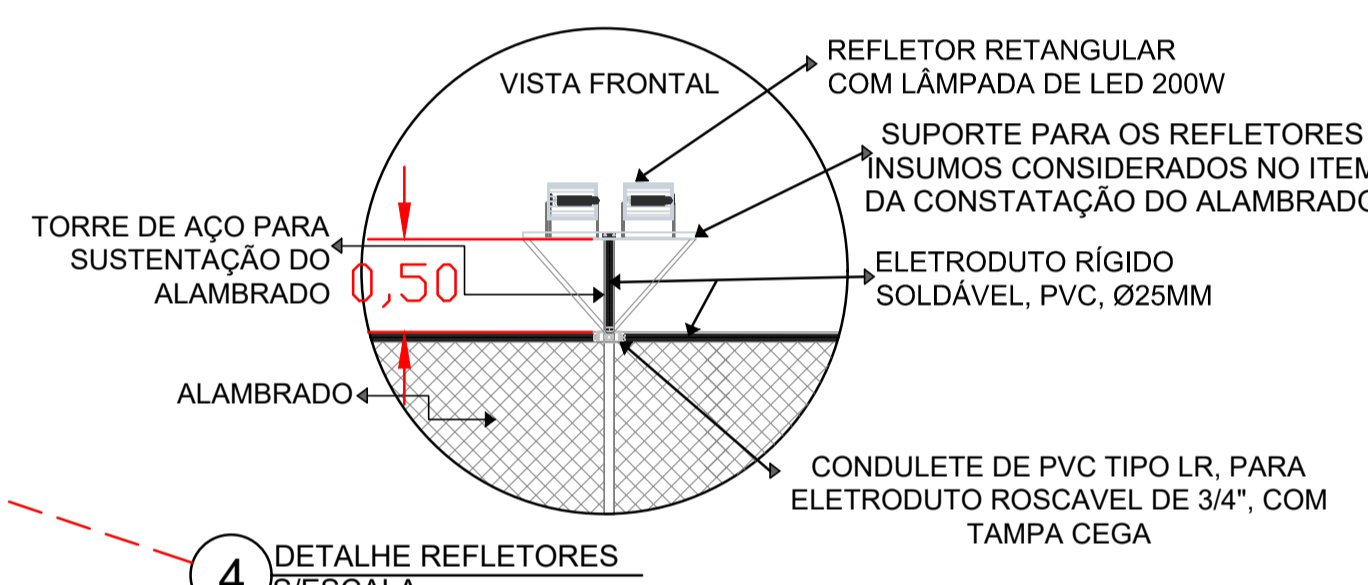

4 DETALHE REFLETORES S/ESCALA

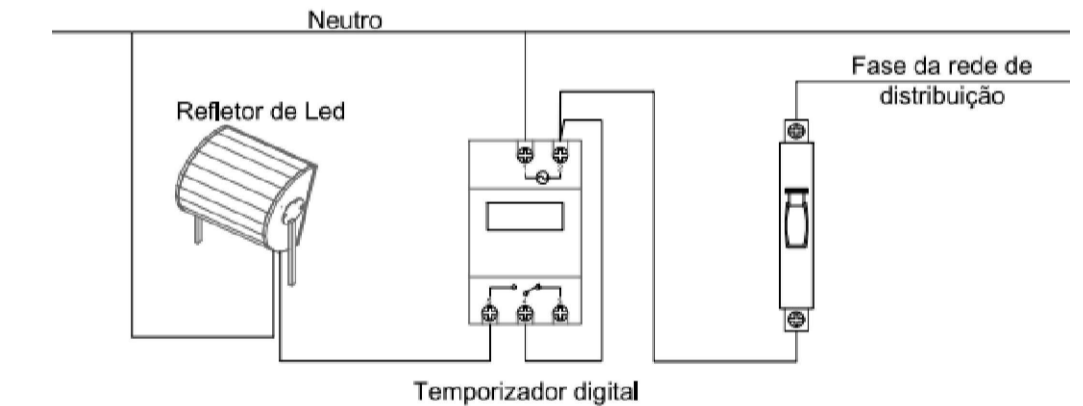


5 ESQUEMA DE INSTALAÇÃO REFLETORES S/ESCALA

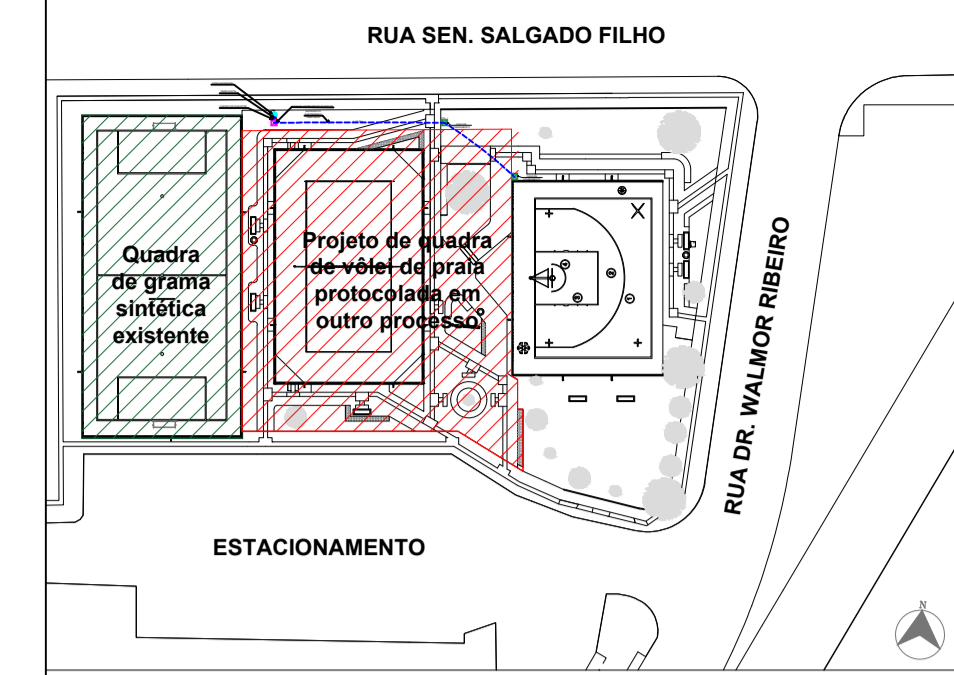


2 PLANTA DE LOCALIZAÇÃO ESCALA: 1/500

LEGENDA


- ELETRODUTO SUBTERRÂNEO
- ELETRODUTO
- CONDUTOR - FASE
- CONDUTOR - NEUTRO
- REFLETOR DE LED 200W
- QUADRO DE DISTRIBUIÇÃO
- POSTE EXISTENTE
- TIMER (TEMPORIZADOR)
- QUADRA EXISTENTE
- QUADRA A SER CONSTRUÍDA EM OUTRO PROCESSO LICITATÓRIO
- CAIXA DE PASSAGEM / ATERRAMENTO EXISTENTE
- CAIXA DE PASSAGEM / ATERRAMENTO

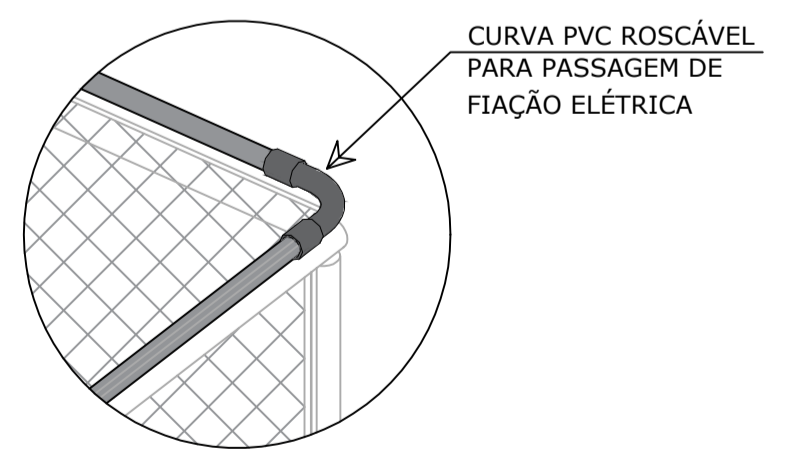

10 DETALHE CURVA PVC ROSCÁVEL S/ESCALA

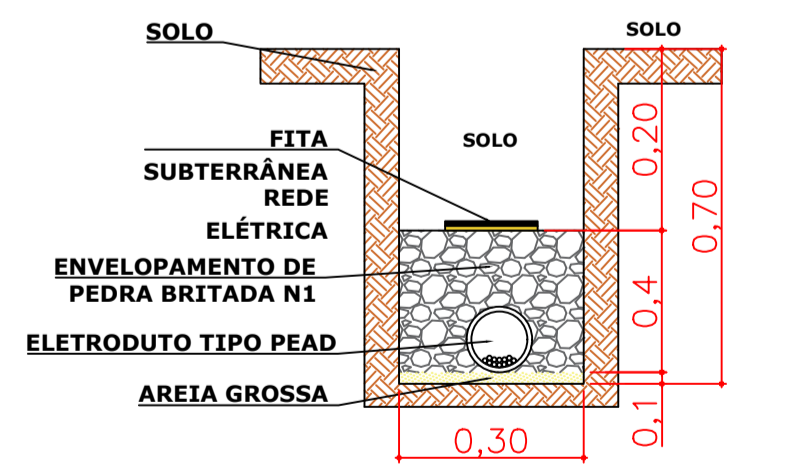


11 CORTE FITA DE IDENTIFICAÇÃO REDE ELÉTRICA S/ESCALA

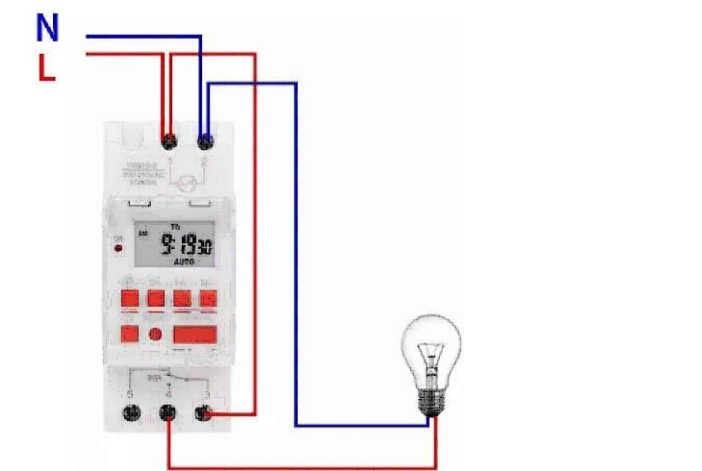

12 DETALHE TIMER S/ESCALA



13 DET. FITA DE IDENTIFICAÇÃO REDE ELÉTRICA S/ESCALA

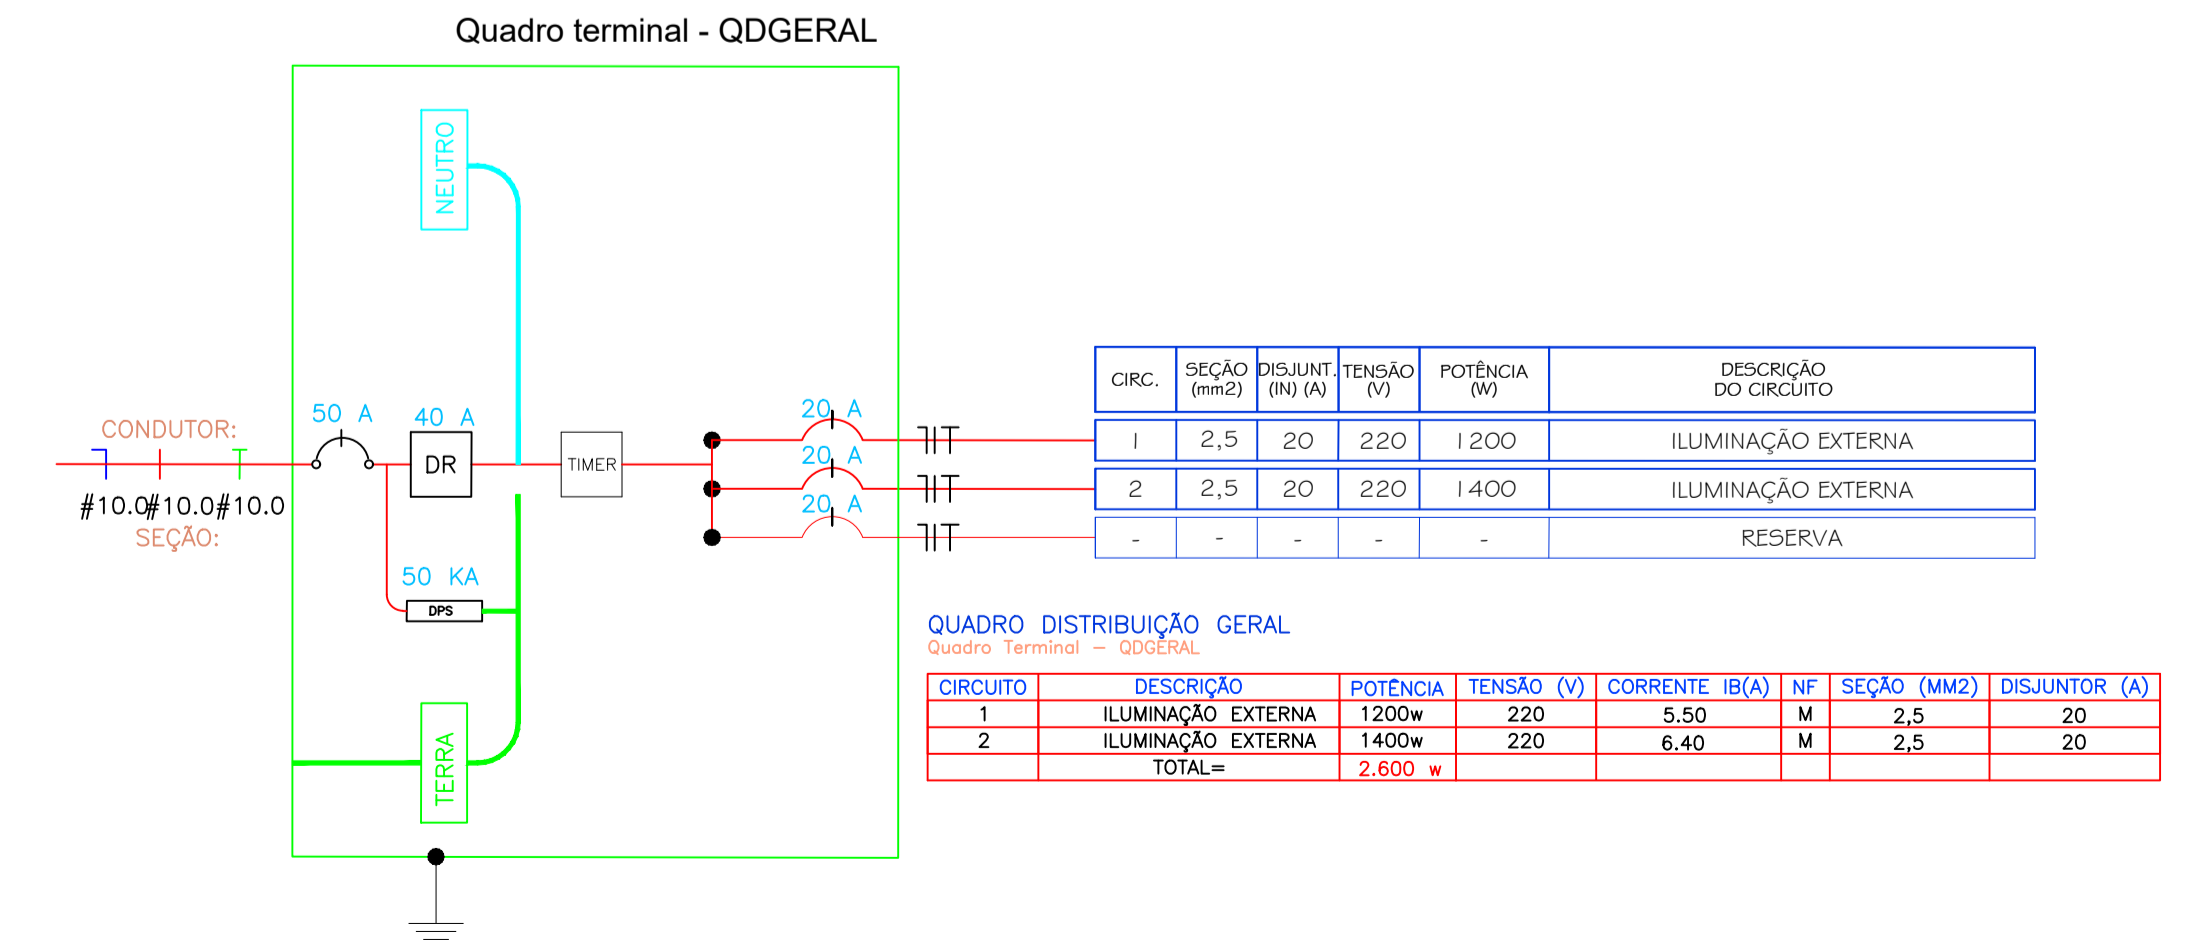

14 DIAGRAMA UNIFILAR S/ESCALA

DESENVOLVIMENTO E GERENCIAMENTO

GABINETE DO DEPUTADO MARCIUS MACHADO

RUA: MINISTRO PEDRO DE TOLEDO, 216 SALA 01 CORAL - LAGES - SC. CEP: 86000-020

PROJETO: PROJETO ELÉTRICO DE QUADRA DE BASQUETE 3X3

RESPONSÁVEIS TÉCNICOS: RAFAEL RAITTZ HERMES ENG. CIVIL

RESPONSÁVEL PELO RECEBIMENTO: PREFEITURA MUNICIPAL DE LAGES - SC

ENDEREÇO: RUA BENJAMIN CONSTANT, 13 - CENTRO, LAGES - SC, 86001-900 CNPJ: 02.777.301/0001-90

CONTEÚDO: PLANTA BAIXA - ELÉTRICO, LOCALIZAÇÃO, LEGENDA, DETALHAMENTOS E CORTES

FOLHA TAMANHO: A1

QBS: ÁREA DA QUADRA: 261,69 m² / ÁREA DE CALÇADAS: 73,00 m² / ÁREA TOTAL DE INTERVENÇÃO: 611,74 m² RUA DR. WALMOR RIBEIRO, BAIRRO CORAL, MUNICÍPIO DE LAGES/SC. CEP: 86000-000

DESENVOLVIMENTO: RAFAEL RAITTZ HERMES

DATA: DEZEMBRO 2025

Nº DO DESENHO: ELE 1/1