



PRODUTOS GRÁFICOS – HIDRÁULICA – 28 pranchas

Instalação de Água Fria – 11 pranchas

Nome do arquivo	Título	Escala
TIPO1-HAG-PLB-GER0-01_R01	Lançamento da rede – Planta baixa do terreno	1:75
TIPO1-HAG-PLB-GER0-02_R01	Lançamento da rede – Indicação isométricos	1:75
TIPO1-HAG-PLB-GER0-03_R01	Lançamento da rede – Indicação cortes	1:75
TIPO1-HAG-MOD-GER0-04_R01	Detalhes Isométricos	1:25
TIPO1-HAG-MOD-GER0-05_R01	Detalhes Isométricos	1:25
TIPO1-HAG-MOD-GER0-06_R01	Detalhes Isométricos	1:25
TIPO1-HAG-MOD-GER0-07_R01	Detalhes Isométricos	1:25
TIPO1-HAG-DET-GER0-08_R01	Detalhes - cortes	1:25
TIPO1-HAG-DET-GER0-09_R01	Detalhes - cortes	1:25
TIPO1-HAG-MOD-GER0-10_R01	Isométrica geral	indicada
TIPO1-HAG-DET-RES0-11_R01	Detalhes – Castelo D'água	indicada

Instalação de Águas Pluviais – 4 pranchas

Nome do arquivo	Título	Escala
TIPO1-HAP-COB-GER0-01_R01	Pontos de coleta – Planta da Cobertura	1:75
TIPO1-HAP-PLB-GER0-02_R01	Pontos de coleta e Transposição – Cobertura	1:75
TIPO1-HAP-DET-GER0-03_R01	Detalhes – Planta da Cobertura	1:25
TIPO1-HAP-PLB-GER0-04_R01	Pontos de coleta e Transposição – Térreo	1:75

Instalação de Esgoto Sanitário – 7 pranchas

Nome do arquivo	Título	Escala
TIPO1-HEG-PLB-GER0-01_R01	Lançamento da Rede – Planta do Térreo	1:75
TIPO1-HEG-PLB-GER0-02_R01	Lançamento da Rede – Detalhes	1:75
TIPO1-HEG-DET-GER0-03_R01	Detalhes – S1 ao S8	1:25
TIPO1-HEG-DET-GER0-04_R01	Detalhes – S9 ao S13 e Tanque Séptico	1:25
TIPO1-HEG-DET-GER0-05_R01	Detalhes – S14 ao S16	1:25
TIPO1-HEG-DET-GER0-06_R01	Detalhes – S17 ao S21	1:25
TIPO1-HEG-PLB-GER0-07_R01	Pontos de Ventilação – Planta da Cobertura	1:75




Instalação de Gás Combustível – 1 prancha


Nome do arquivo	Título	Escala
TIPO1-HGC-PLD-GER0-01_R01	Casa de Gás - Detalhamento	indicada

Sistema de Proteção contra Incêndio – 5 pranchas


Nome do arquivo	Título	Escala
TIPO1-HIN-PLB-GER0-01_R01	Lançamento da rede de hidrantes	1:75
TIPO1-HIN-PLD-GER0-02_R01	Planta baixa, isométrico e detalhes	indicada
TIPO1-HIN-DET-GER0-03_R01	Detalhes Gerais	indicada
TIPO1-HIN-PLB-GER0-04_R01	Sinalização e Iluminação	1:75
TIPO1-HIN-PLB-GER0-05_R01	Extintor de Emergência	1:75

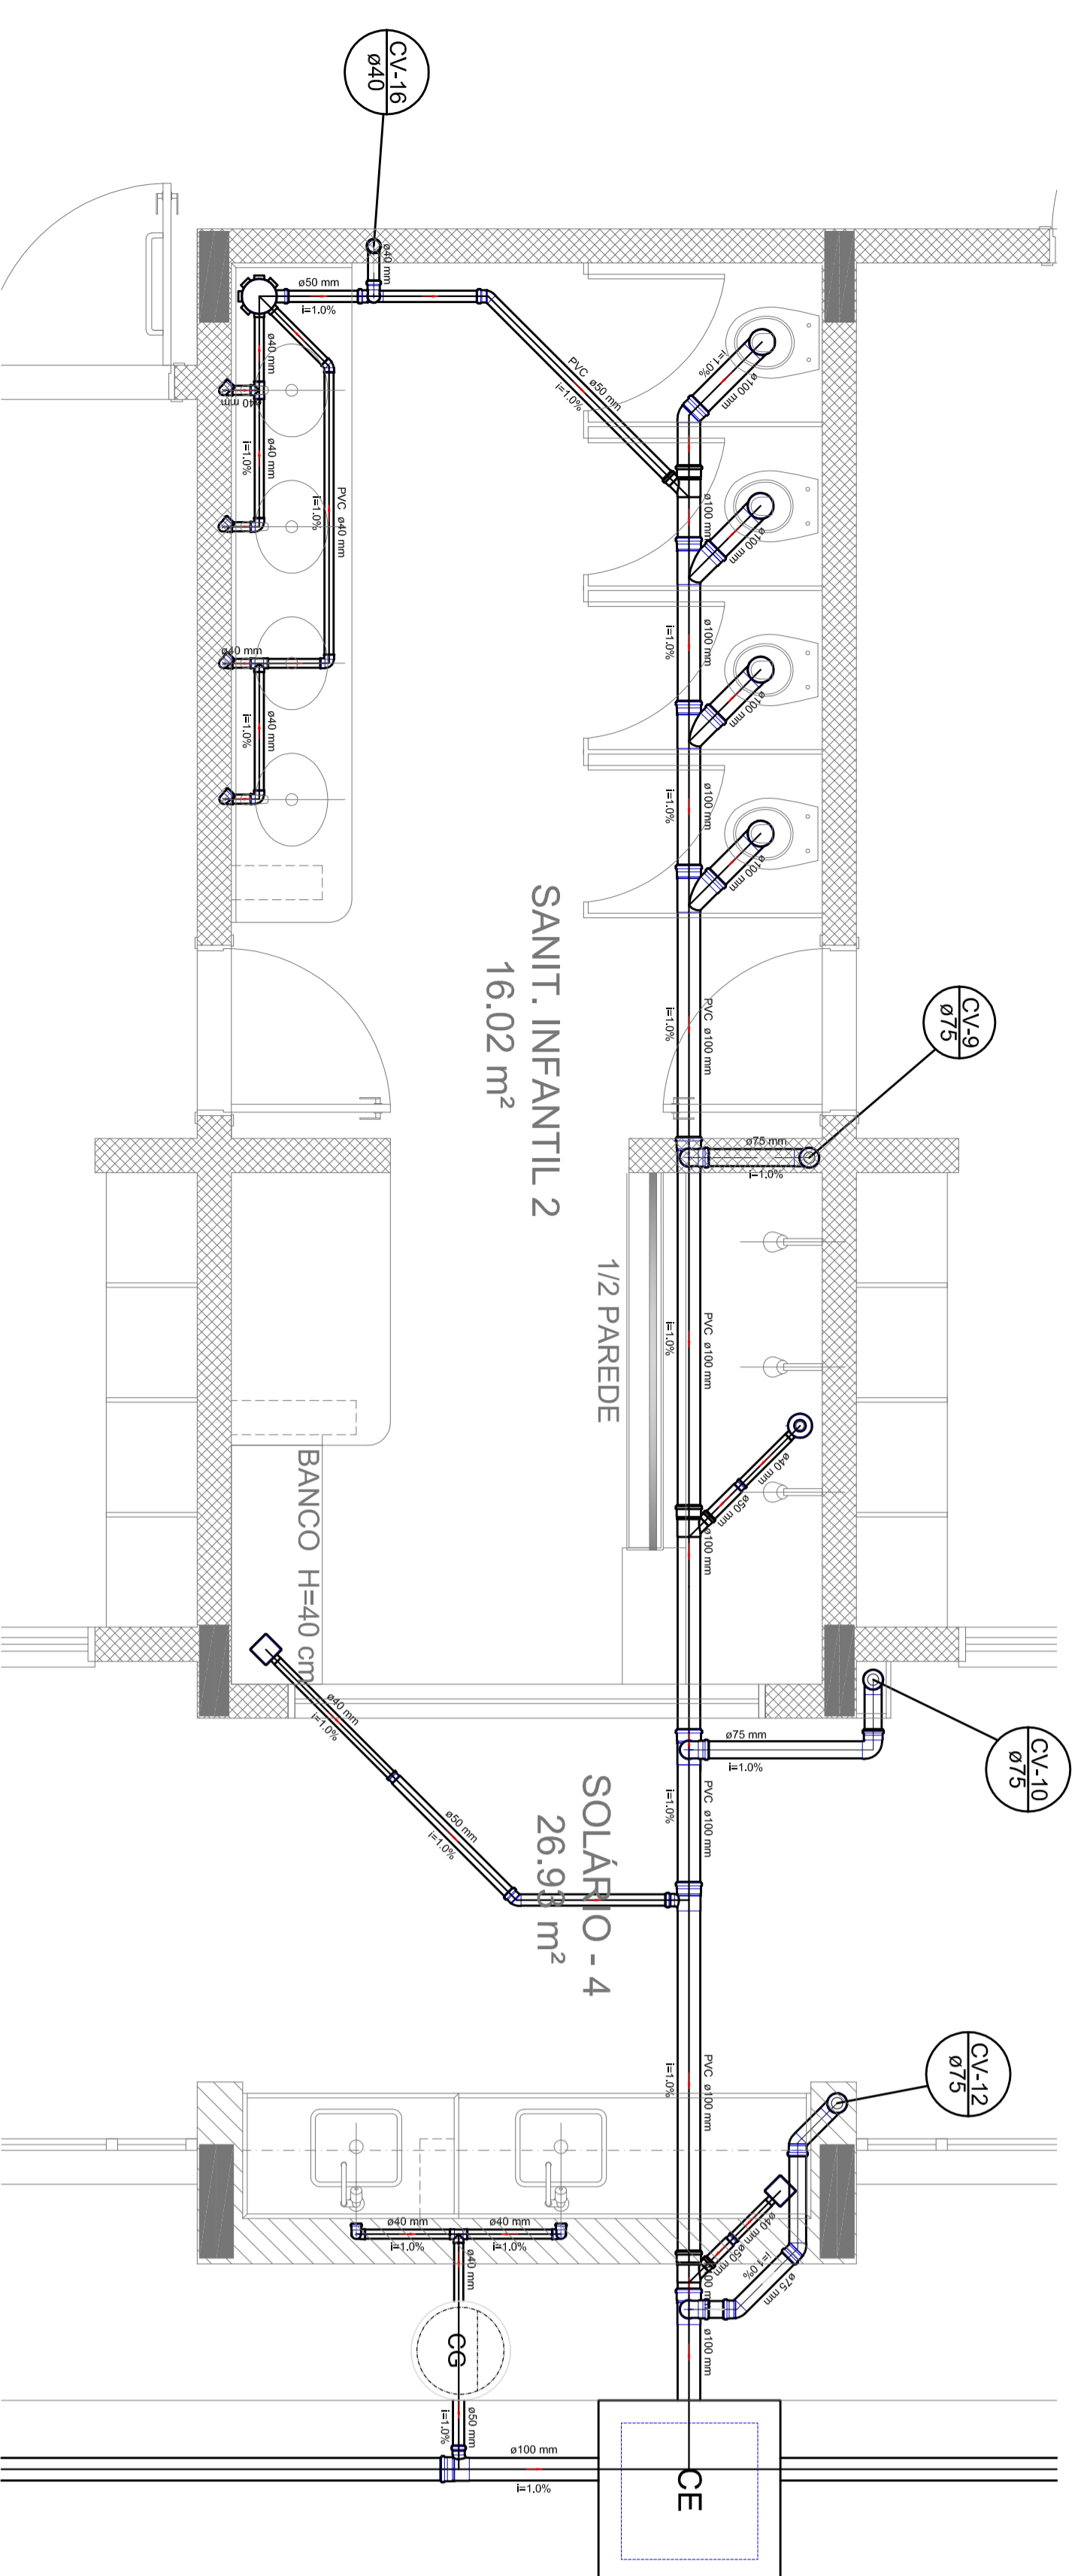


Detalhe S9
escala 1:25

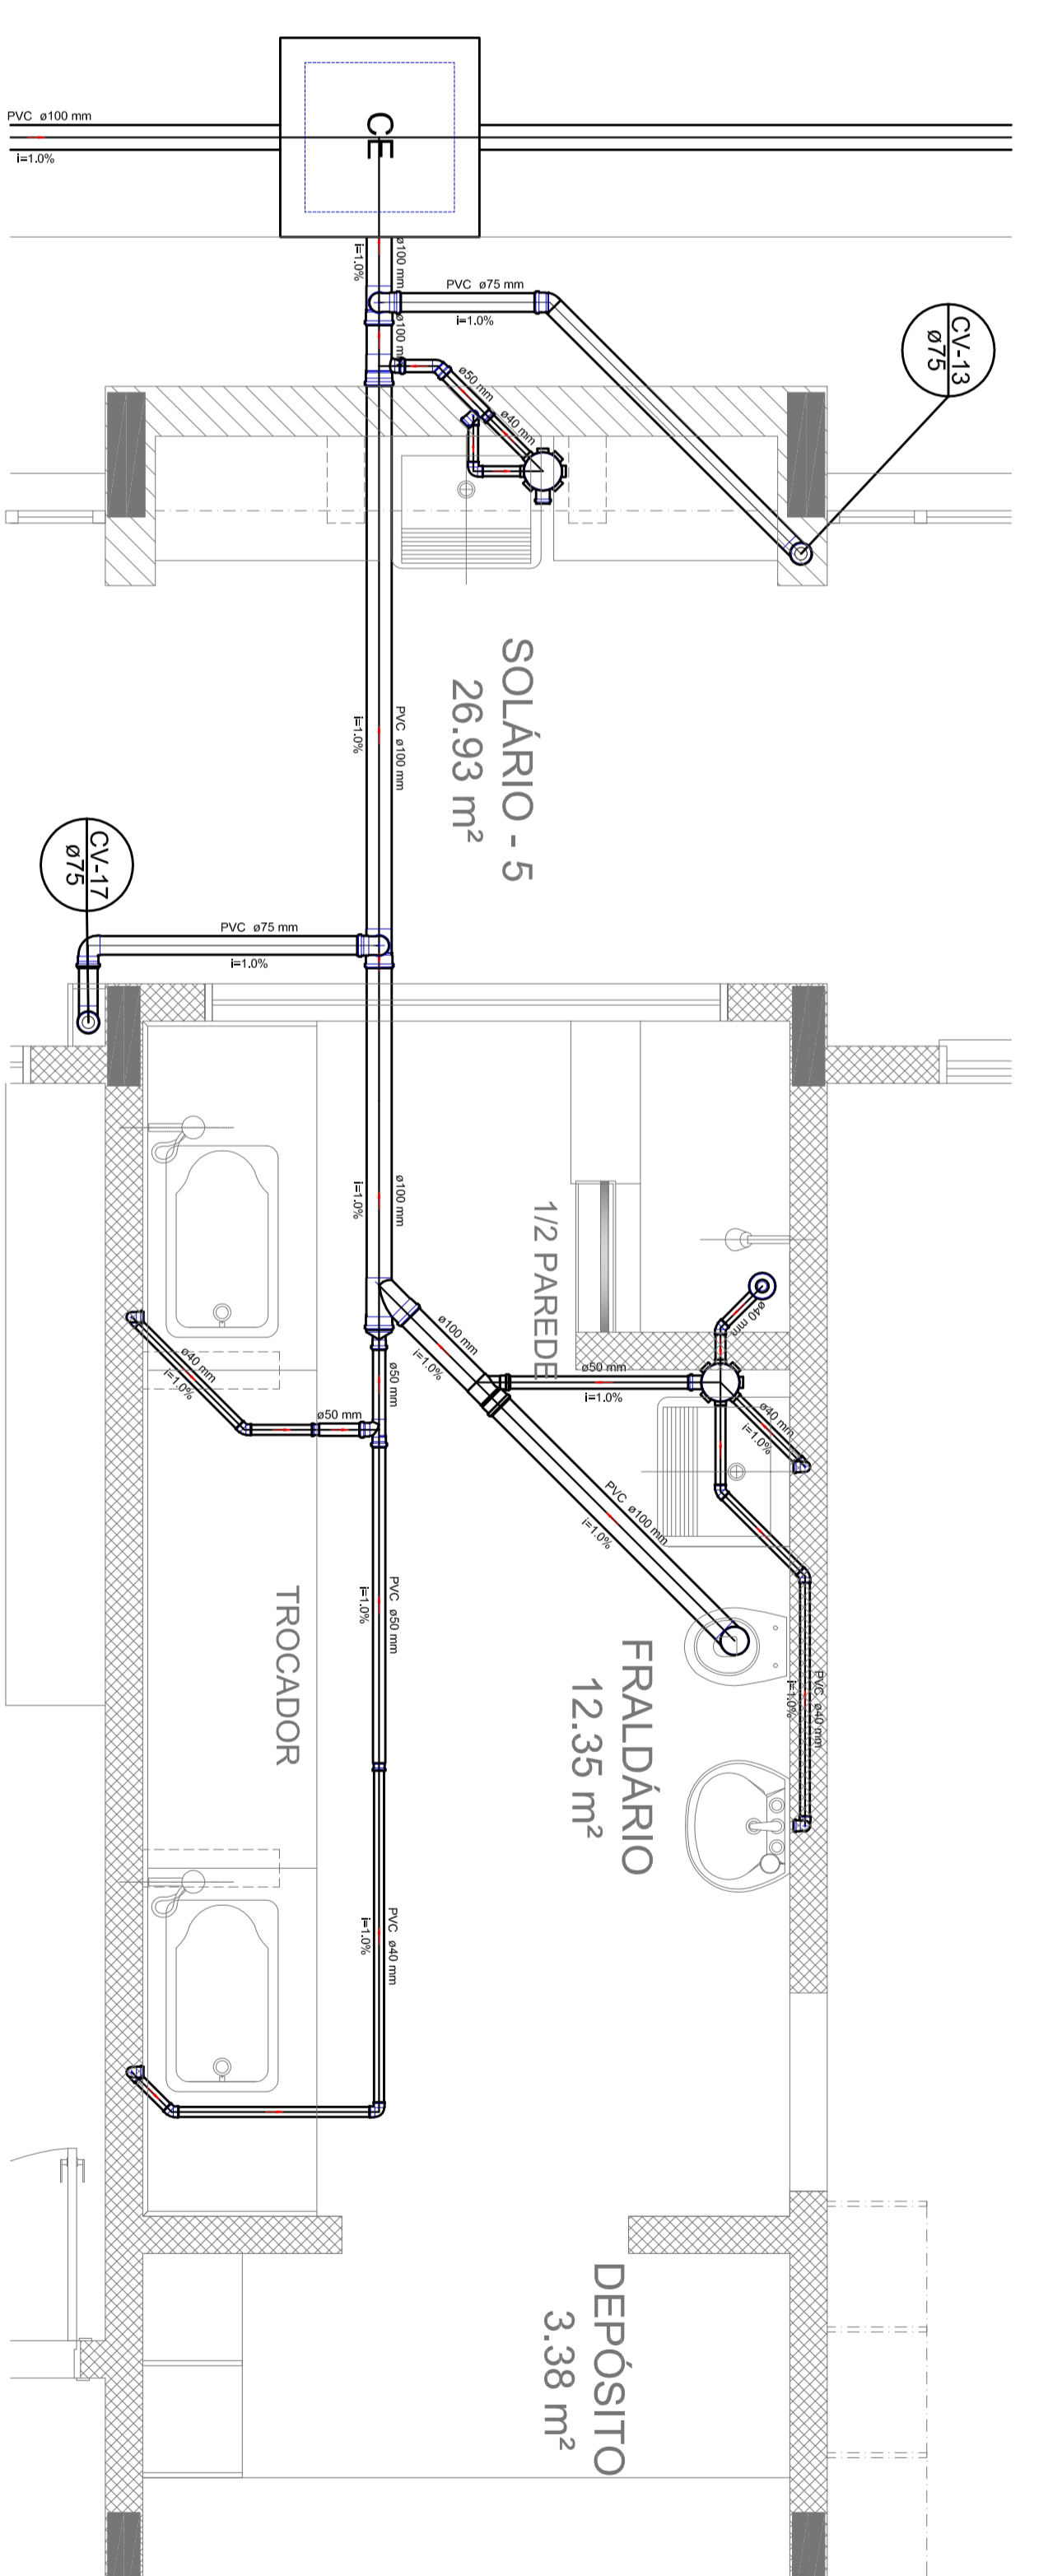


Detalhe S10
escala 1:25

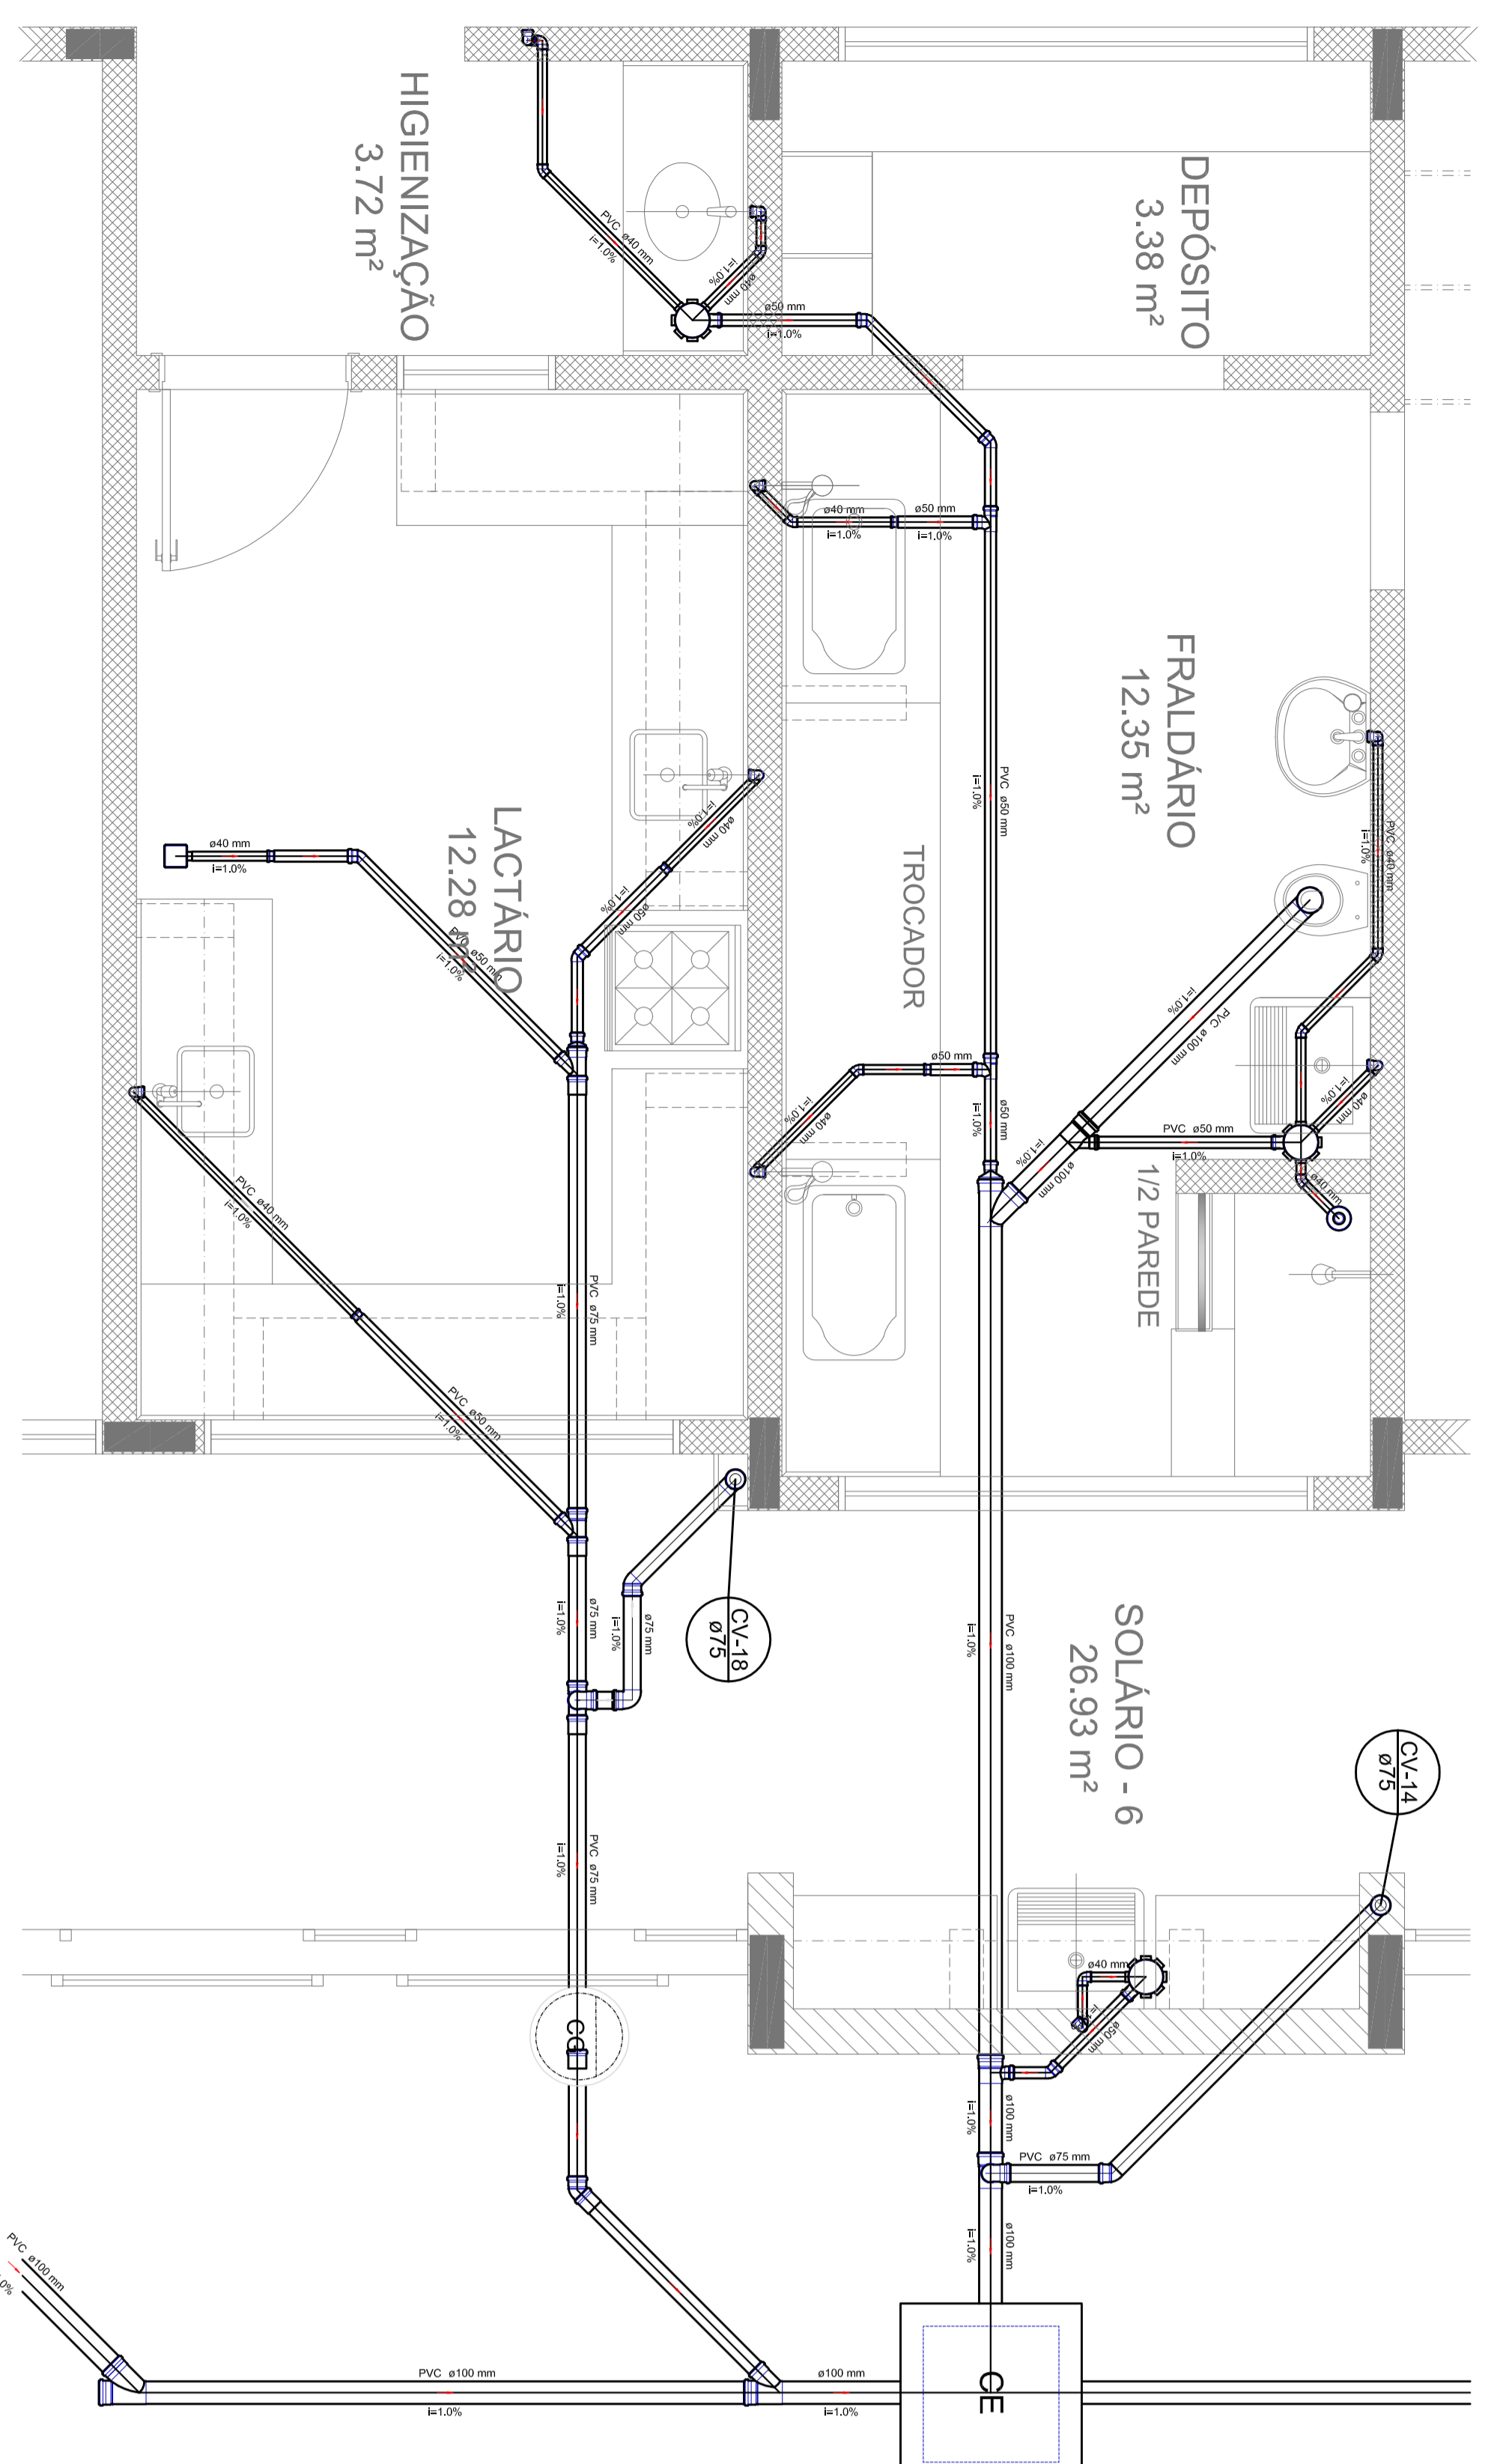


Detalhe S11
escala 1:25

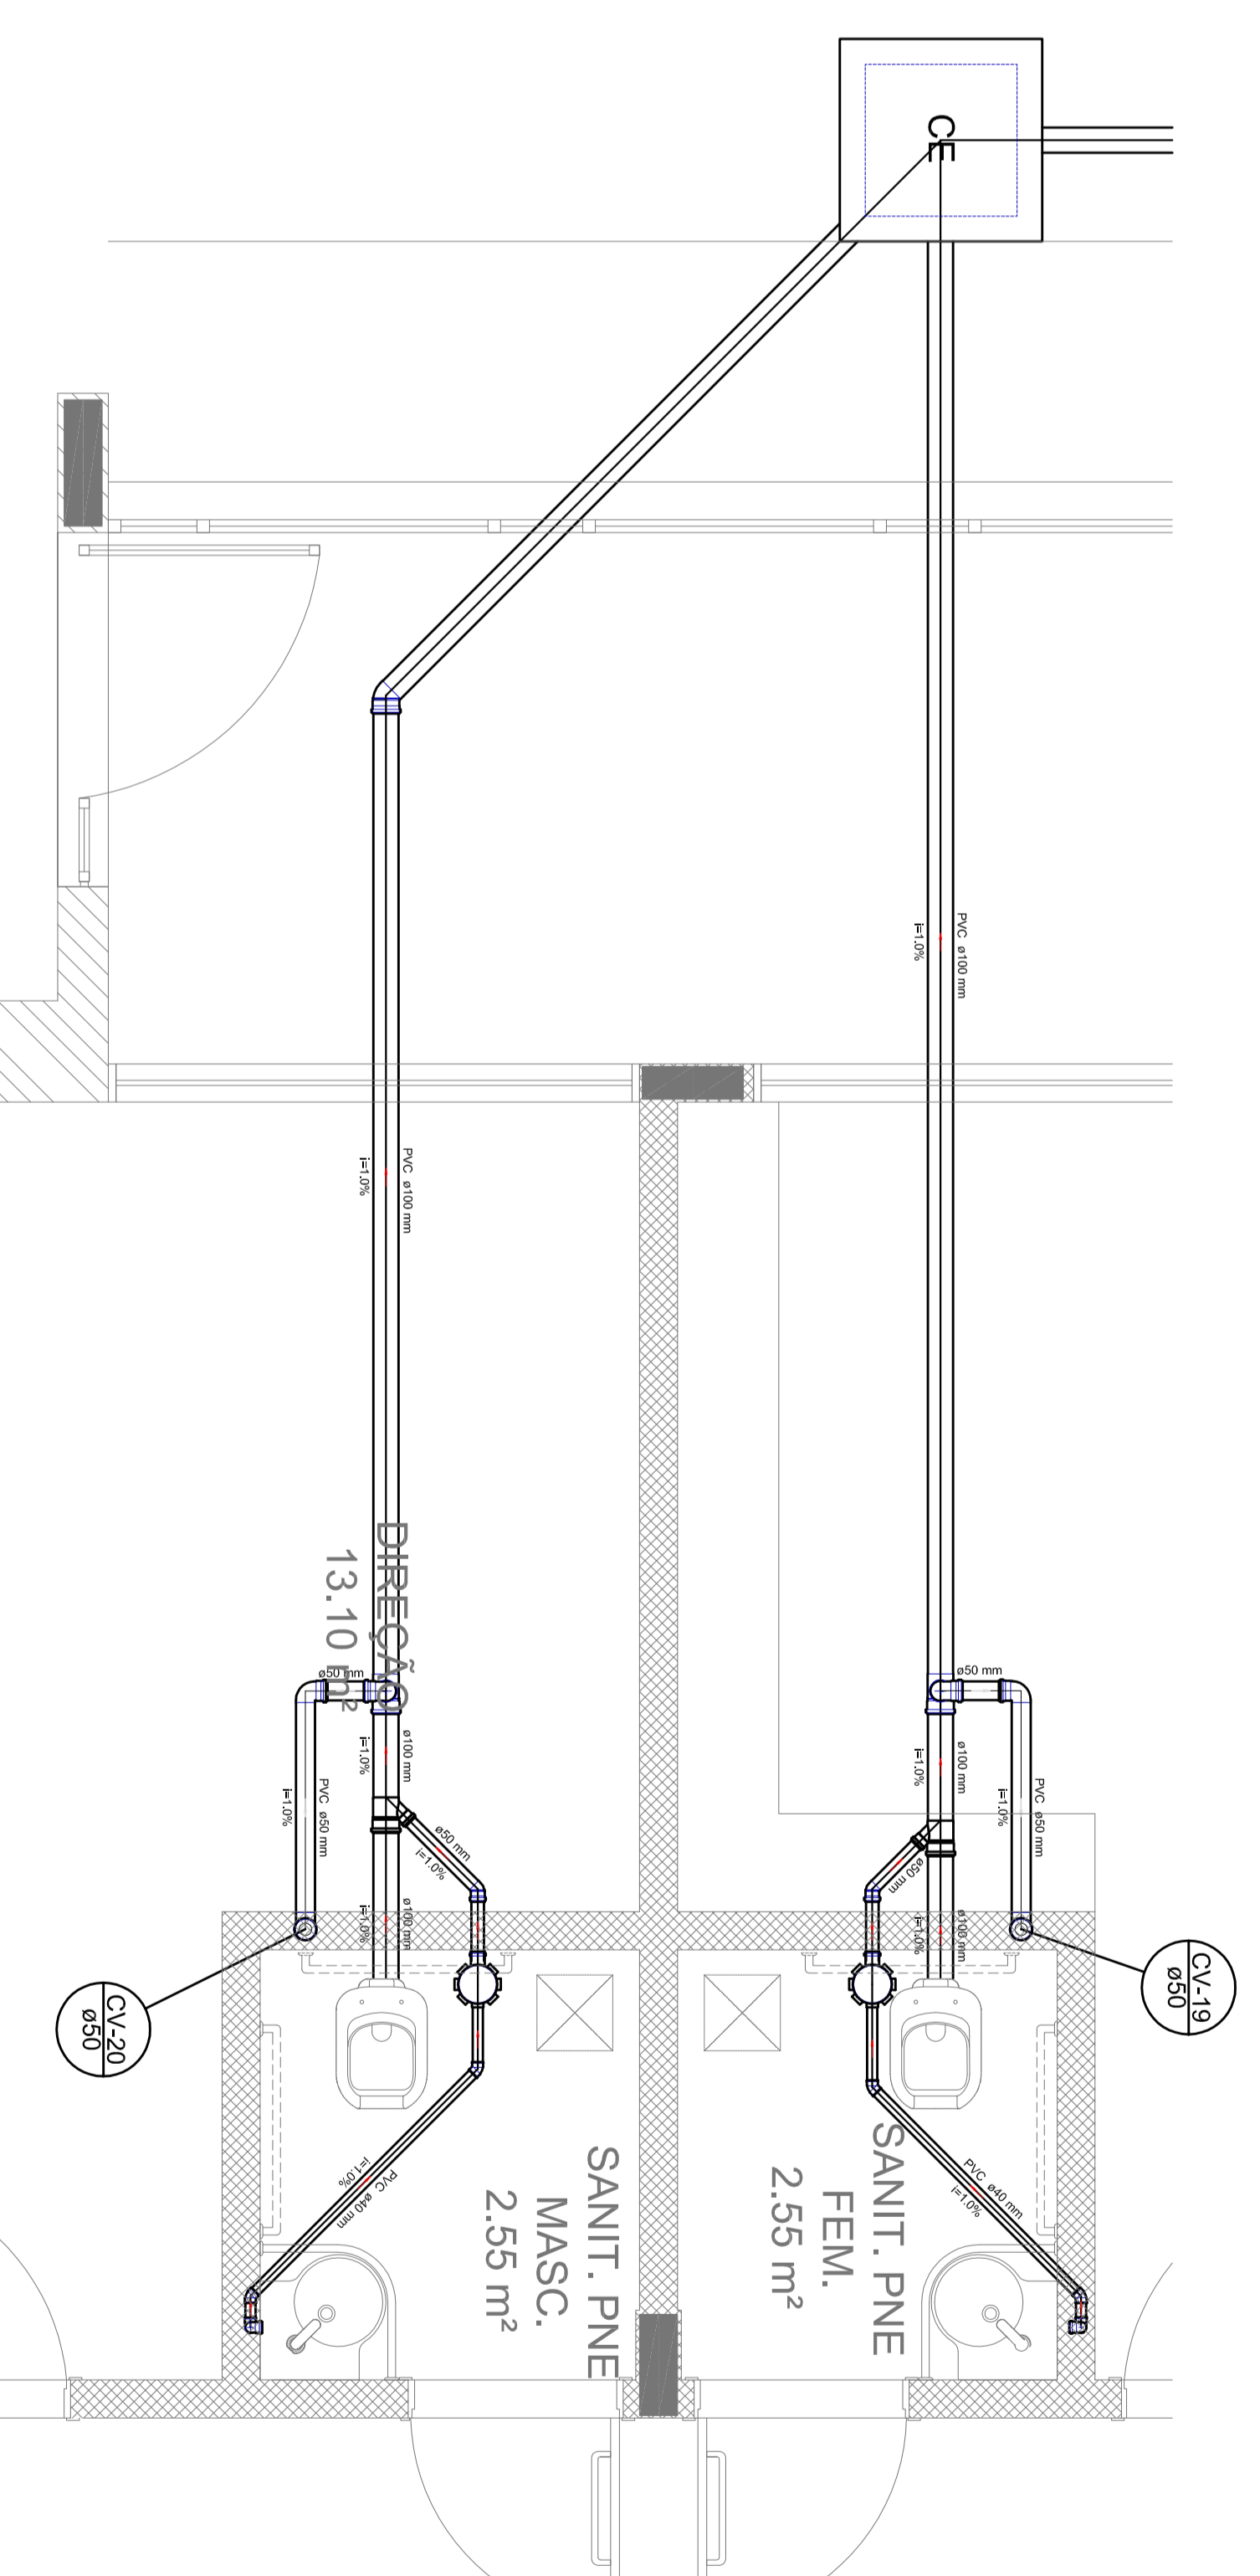


Detalhe S12
escala 1:25

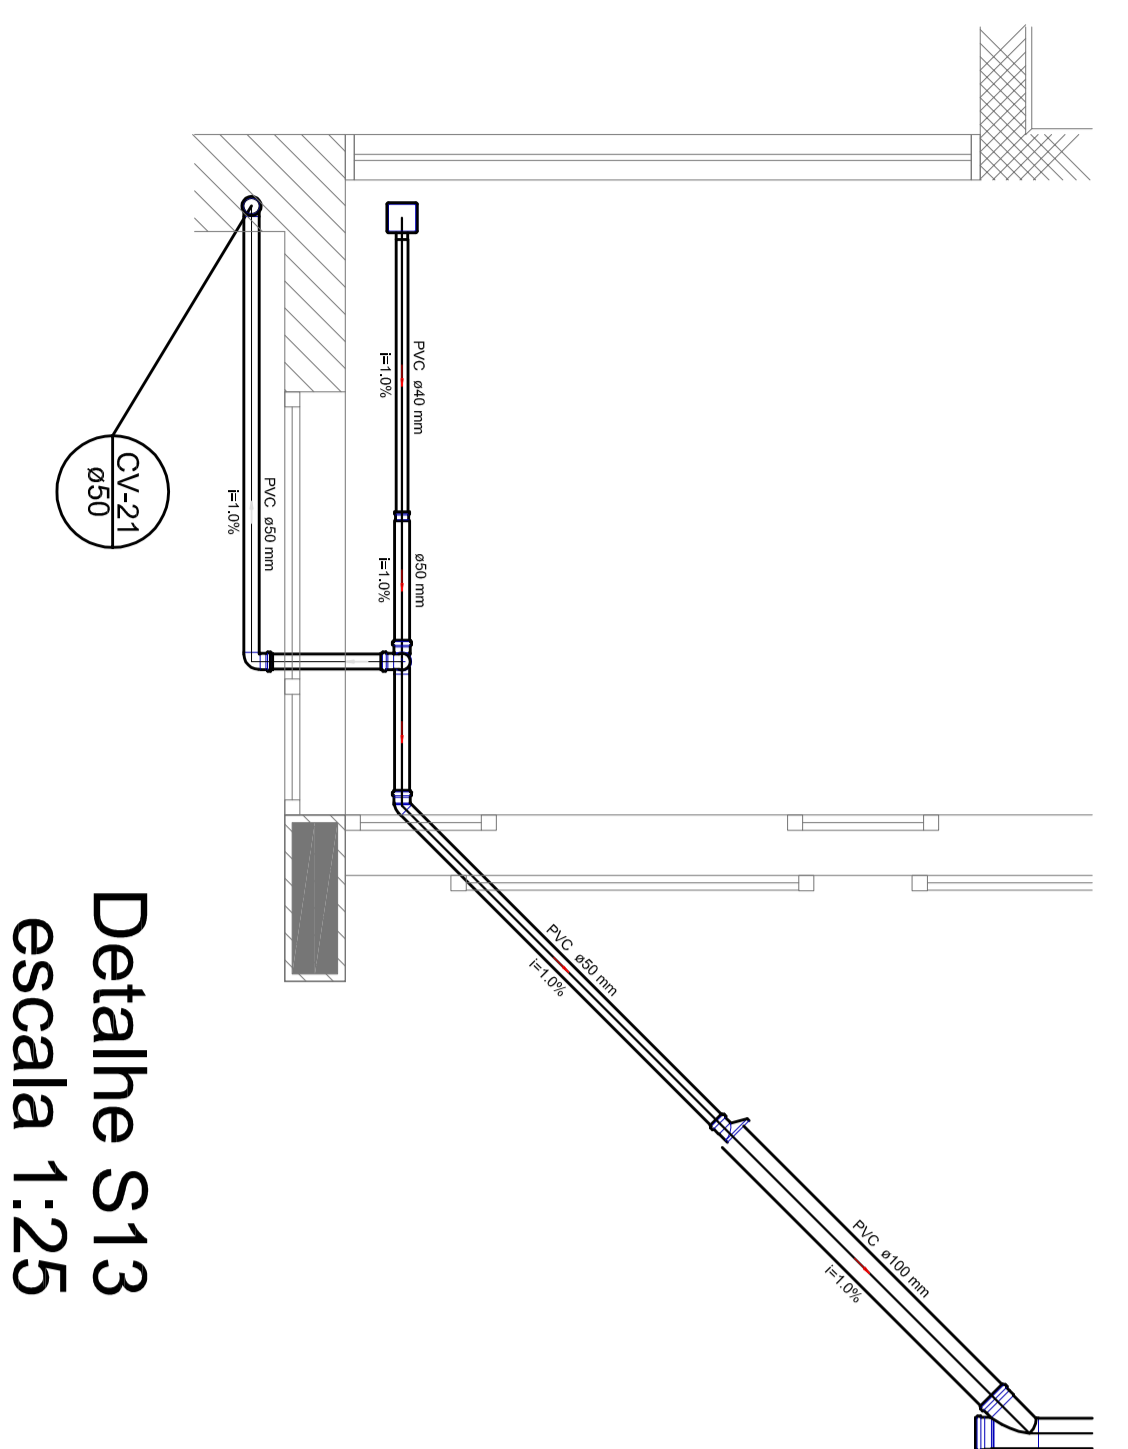

Detalhe S13
escala 1:25

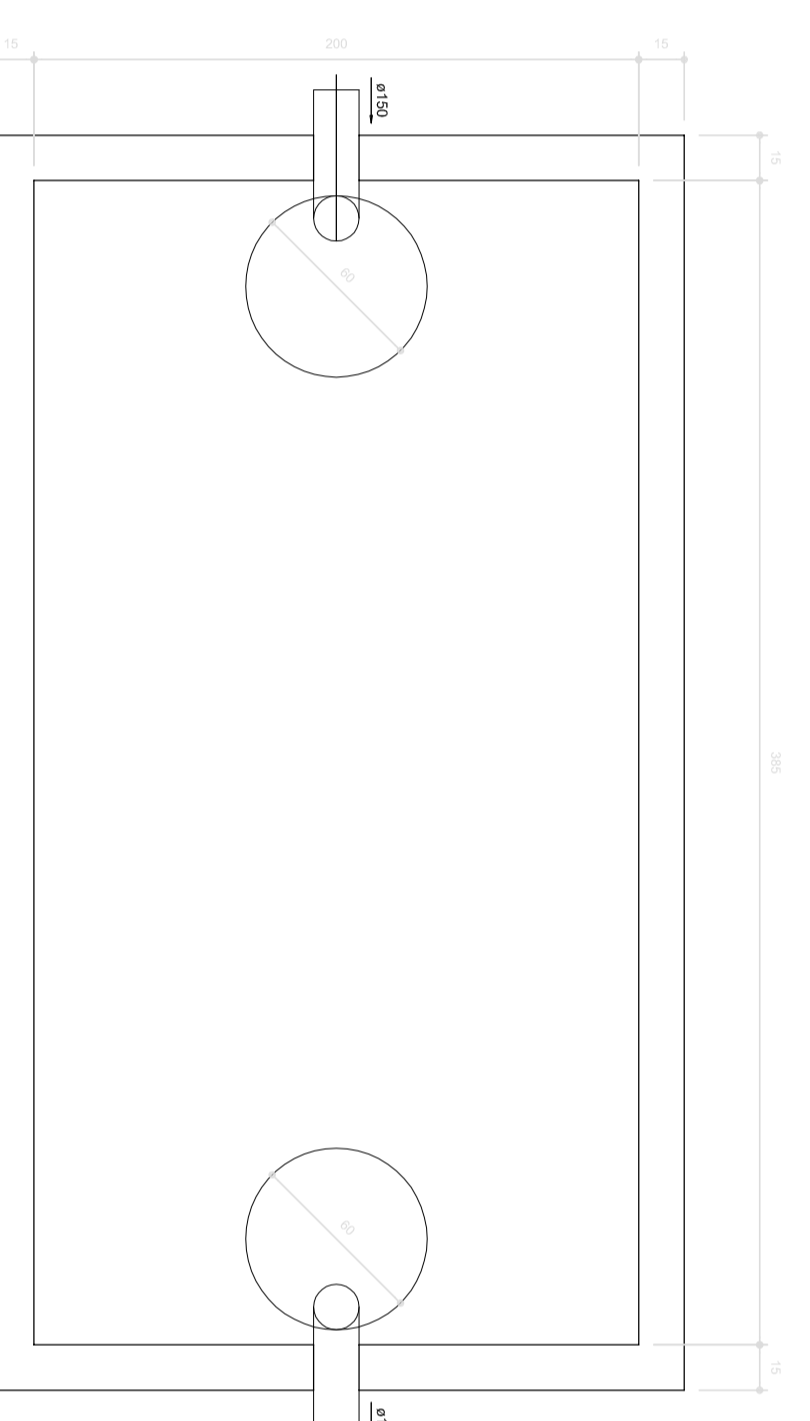

TANQUE SÉPTICO
PLANTA BAIXA - ESC. 1:25

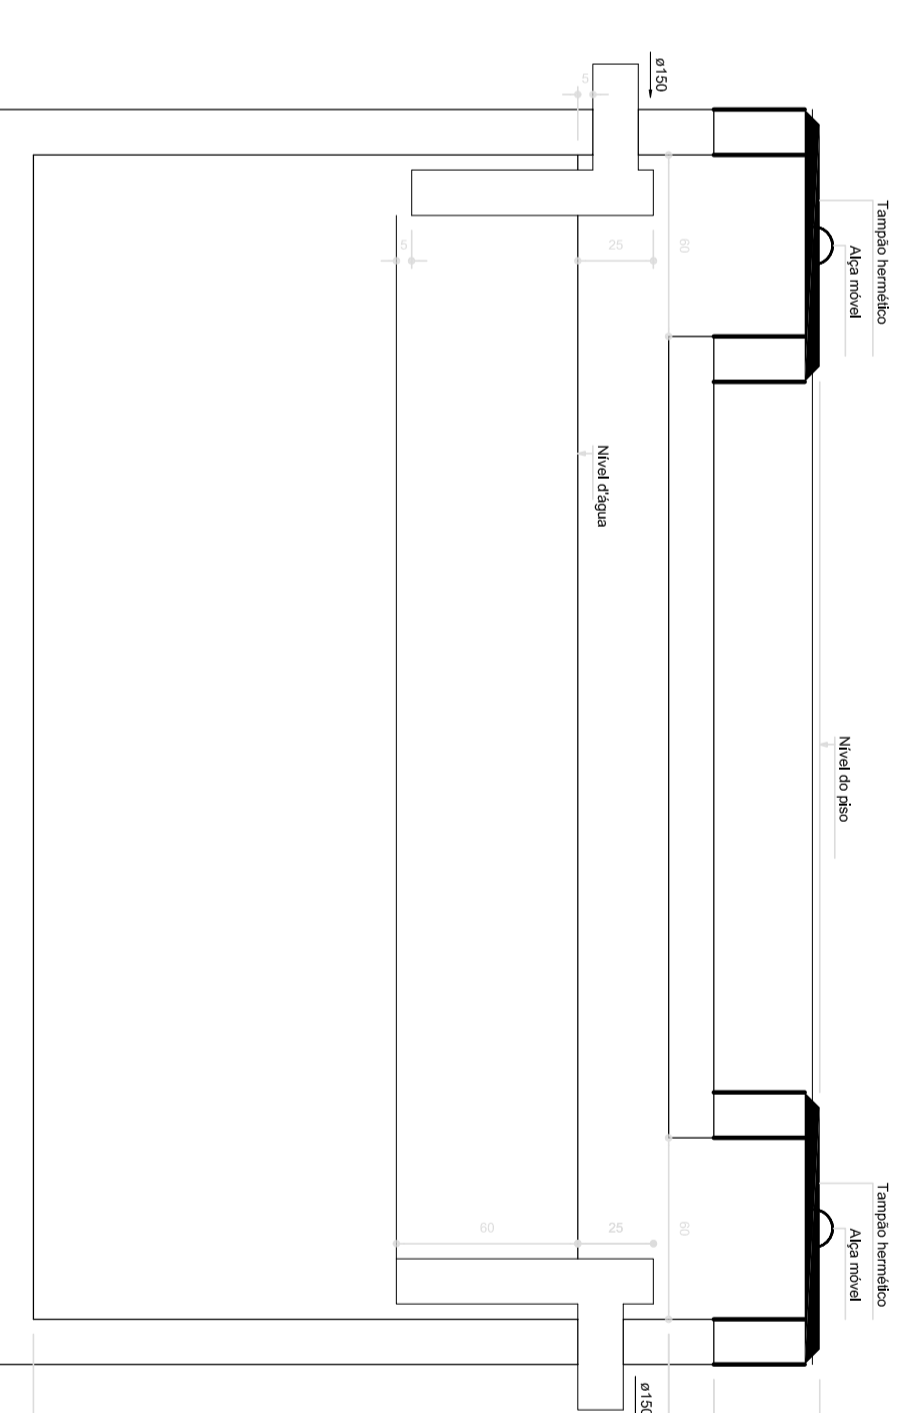

TANQUE SÉPTICO
CORTE - ESC. 1:25

LEGENDA			
	CE	CE	CE
	CVL	CVL	CVL
	PNE	PNE	PNE
	S	S	S
	T	T	T
	B	B	B
	H	H	H
	D	D	D
	U	U	U
	A	A	A
	R	R	R
	S	S	S
	P	P	P
	T	T	T
	B	B	B
	H	H	H
	D	D	D
	U	U	U
	A	A	A
	R	R	R
	S	S	S
	P	P	P
	T	T	T
	B	B	B
	H	H	H
	D	D	D
	U	U	U
	A	A	A
	R	R	R
	S	S	S
	P	P	P
	T	T	T
	B	B	B
	H	H	H
	D	D	D
	U	U	U
	A	A	A
	R	R	R
	S	S	S
	P	P	P
	T	T	T
	B	B	B
	H	H	H
	D	D	D
	U	U	U
	A	A	A
	R	R	R
	S	S	S
	P	P	P
	T	T	T
	B	B	B
	H	H	H
	D	D	D
	U	U	U
	A	A	A
	R	R	R
	S	S	S
	P	P	P
	T	T	T
	B	B	B
	H	H	H
	D	D	D
	U	U	U
	A	A	A
	R	R	R
	S	S	S
	P	P	P
	T	T	T
	B	B	B
	H	H	H
	D	D	D
	U	U	U
	A	A	A
	R	R	R
	S	S	S
	P	P	P
	T	T	T
	B	B	B
	H	H	H
	D	D	D
	U	U	U
	A	A	A
	R	R	R
	S	S	S
	P	P	P
	T	T	T
	B	B	B
	H	H	H
	D	D	D
	U	U	U
	A	A	A
	R	R	R
	S	S	S
	P	P	P
	T	T	T
	B	B	B
	H	H	H
	D	D	D
	U	U	U
	A	A	A
	R	R	R
	S	S	S
	P	P	P
	T	T	T
	B	B	B
	H	H	H
	D	D	D
	U	U	U
	A	A	A
	R	R	R
	S	S	S
	P	P	P
	T	T	T
	B	B	B
	H	H	H
	D	D	D
	U	U	U
	A	A	A
	R	R	R
	S	S	S
	P	P	P
	T	T	T
	B	B	B
	H	H	H
	D	D	D
	U	U	U
	A	A	A
	R	R	R
	S	S	S
	P	P	P
	T	T	T
	B	B	B
	H	H	H
	D	D	D
	U	U	U
	A	A	A
	R	R	R
	S	S	S
	P	P	P
	T	T	T
	B	B	B
	H	H	H
	D	D	D
	U	U	U
	A	A	A
	R	R	R
	S	S	S
	P	P	P
	T	T	T
	B	B	B
	H	H	H
	D	D	D
	U	U	U
	A	A	A
	R	R	R
	S	S	S
	P	P	P
	T	T	T
	B	B	B
	H	H	H
	D	D	D
	U	U	U
	A	A	A
	R	R	R
	S	S	S
	P	P	P
	T	T	T
	B	B	B
	H	H	H
	D	D	D
	U	U	U
	A	A	A
	R	R	R
	S	S	S
	P	P	P
	T	T	T
	B	B	B
	H	H	H
	D	D	D
	U	U	U
	A	A	A
	R	R	R
	S	S	S
	P	P	P
	T	T	T
	B	B	B
	H	H	H
	D	D	D
	U	U	U
	A	A	A
	R	R	R
	S	S	S
	P	P	P
	T	T	T
	B	B	B
	H	H	H
	D	D	D
	U	U	U
	A	A	A
	R	R	R
	S	S	S
	P	P	P
	T	T	T
	B	B	B
	H	H	H
	D	D	D
	U	U	U
	A	A	A
	R	R	R
	S	S	S
	P	P	P
	T	T	T
	B	B	B
	H	H	H
	D	D	D
	U	U	U
	A	A	A
	R	R	R
	S	S	S
	P	P	P
	T	T	T
	B	B	B
	H	H	H
	D	D	D
	U	U	U
	A	A	A
	R	R	R
	S	S	S
	P	P	P
	T	T	T
	B	B	B
	H	H	H
	D	D	D
	U	U	U
	A	A	A
	R	R	R
	S	S	S
	P	P	P
	T	T	T
	B	B	B
	H	H	H
	D	D	D
	U	U	U
	A	A	A
	R	R	R
	S	S	S
	P	P	P
	T	T	T
	B	B	B
	H	H	H
	D	D	D
	U	U	U
	A	A	A
	R	R	R
	S	S	S
	P	P	P
	T	T	T
	B	B	B
	H	H	H
	D	D	D
	U	U	U
	A	A	A
	R	R	R
	S	S	S
	P	P	P
	T	T	T
	B	B	B
	H	H	H
	D	D	D
	U	U	U
	A	A	A
	R	R	R
	S	S	S
	P	P	P
	T	T	T