
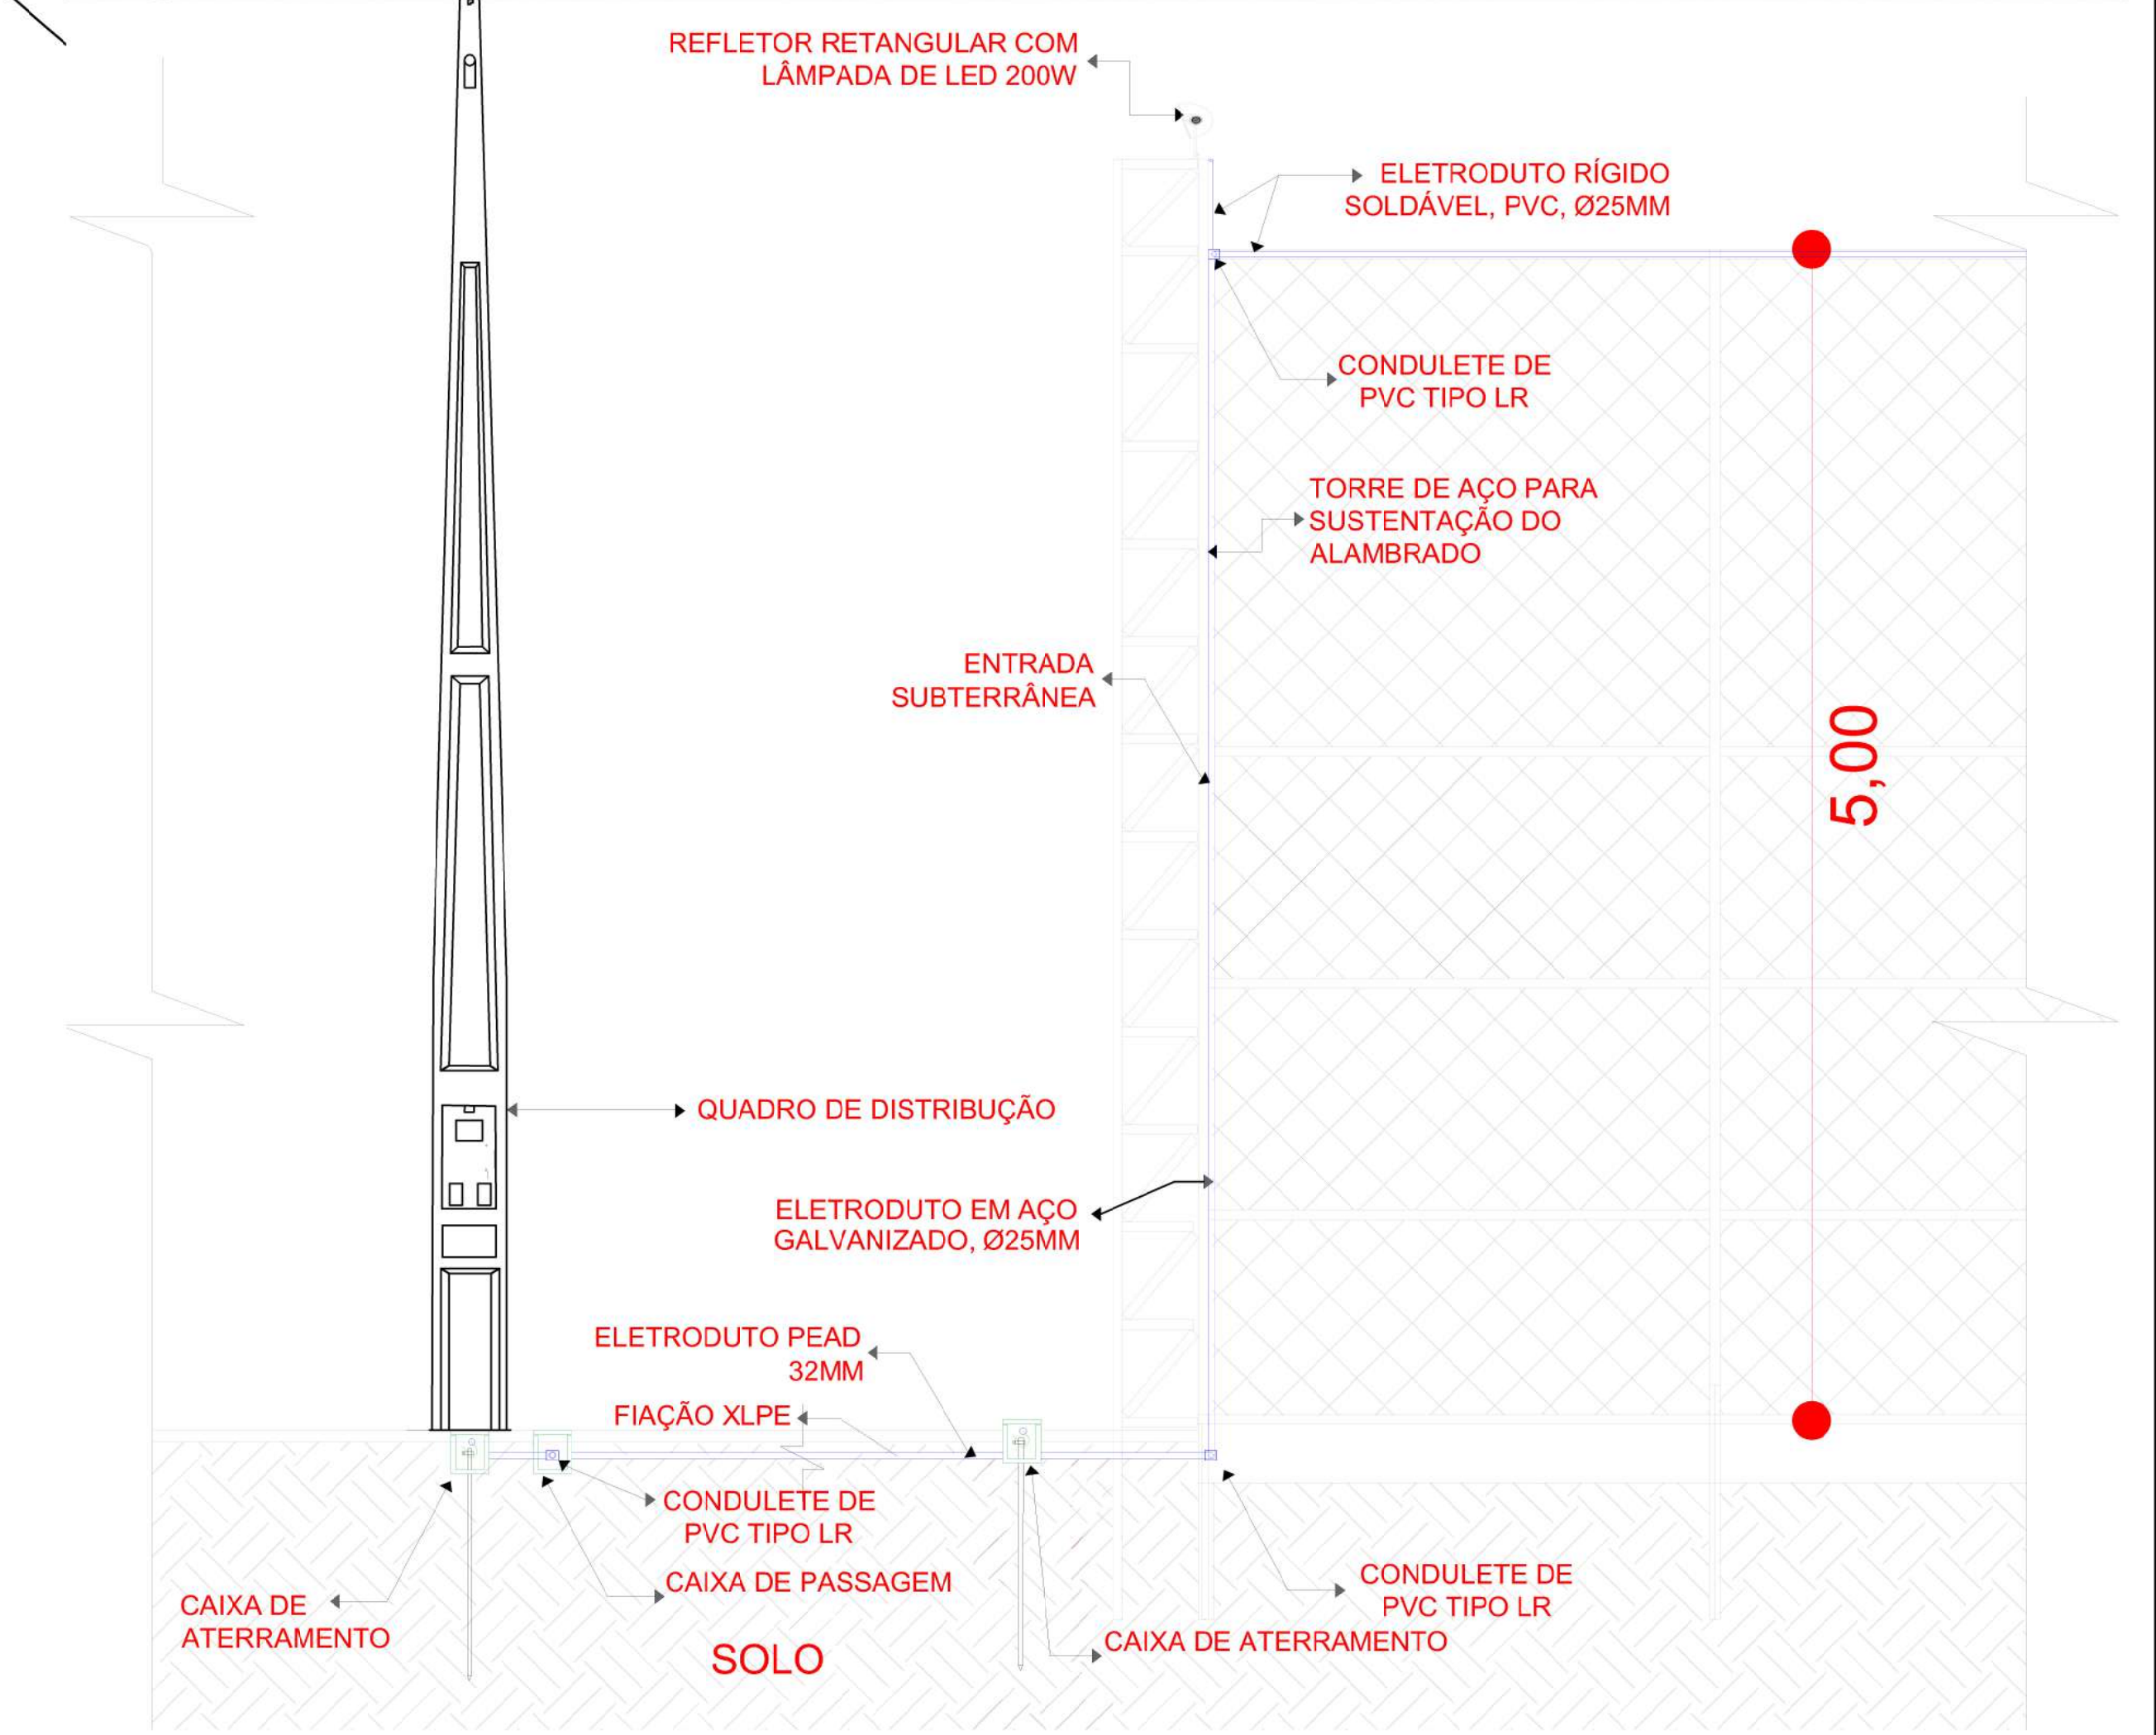
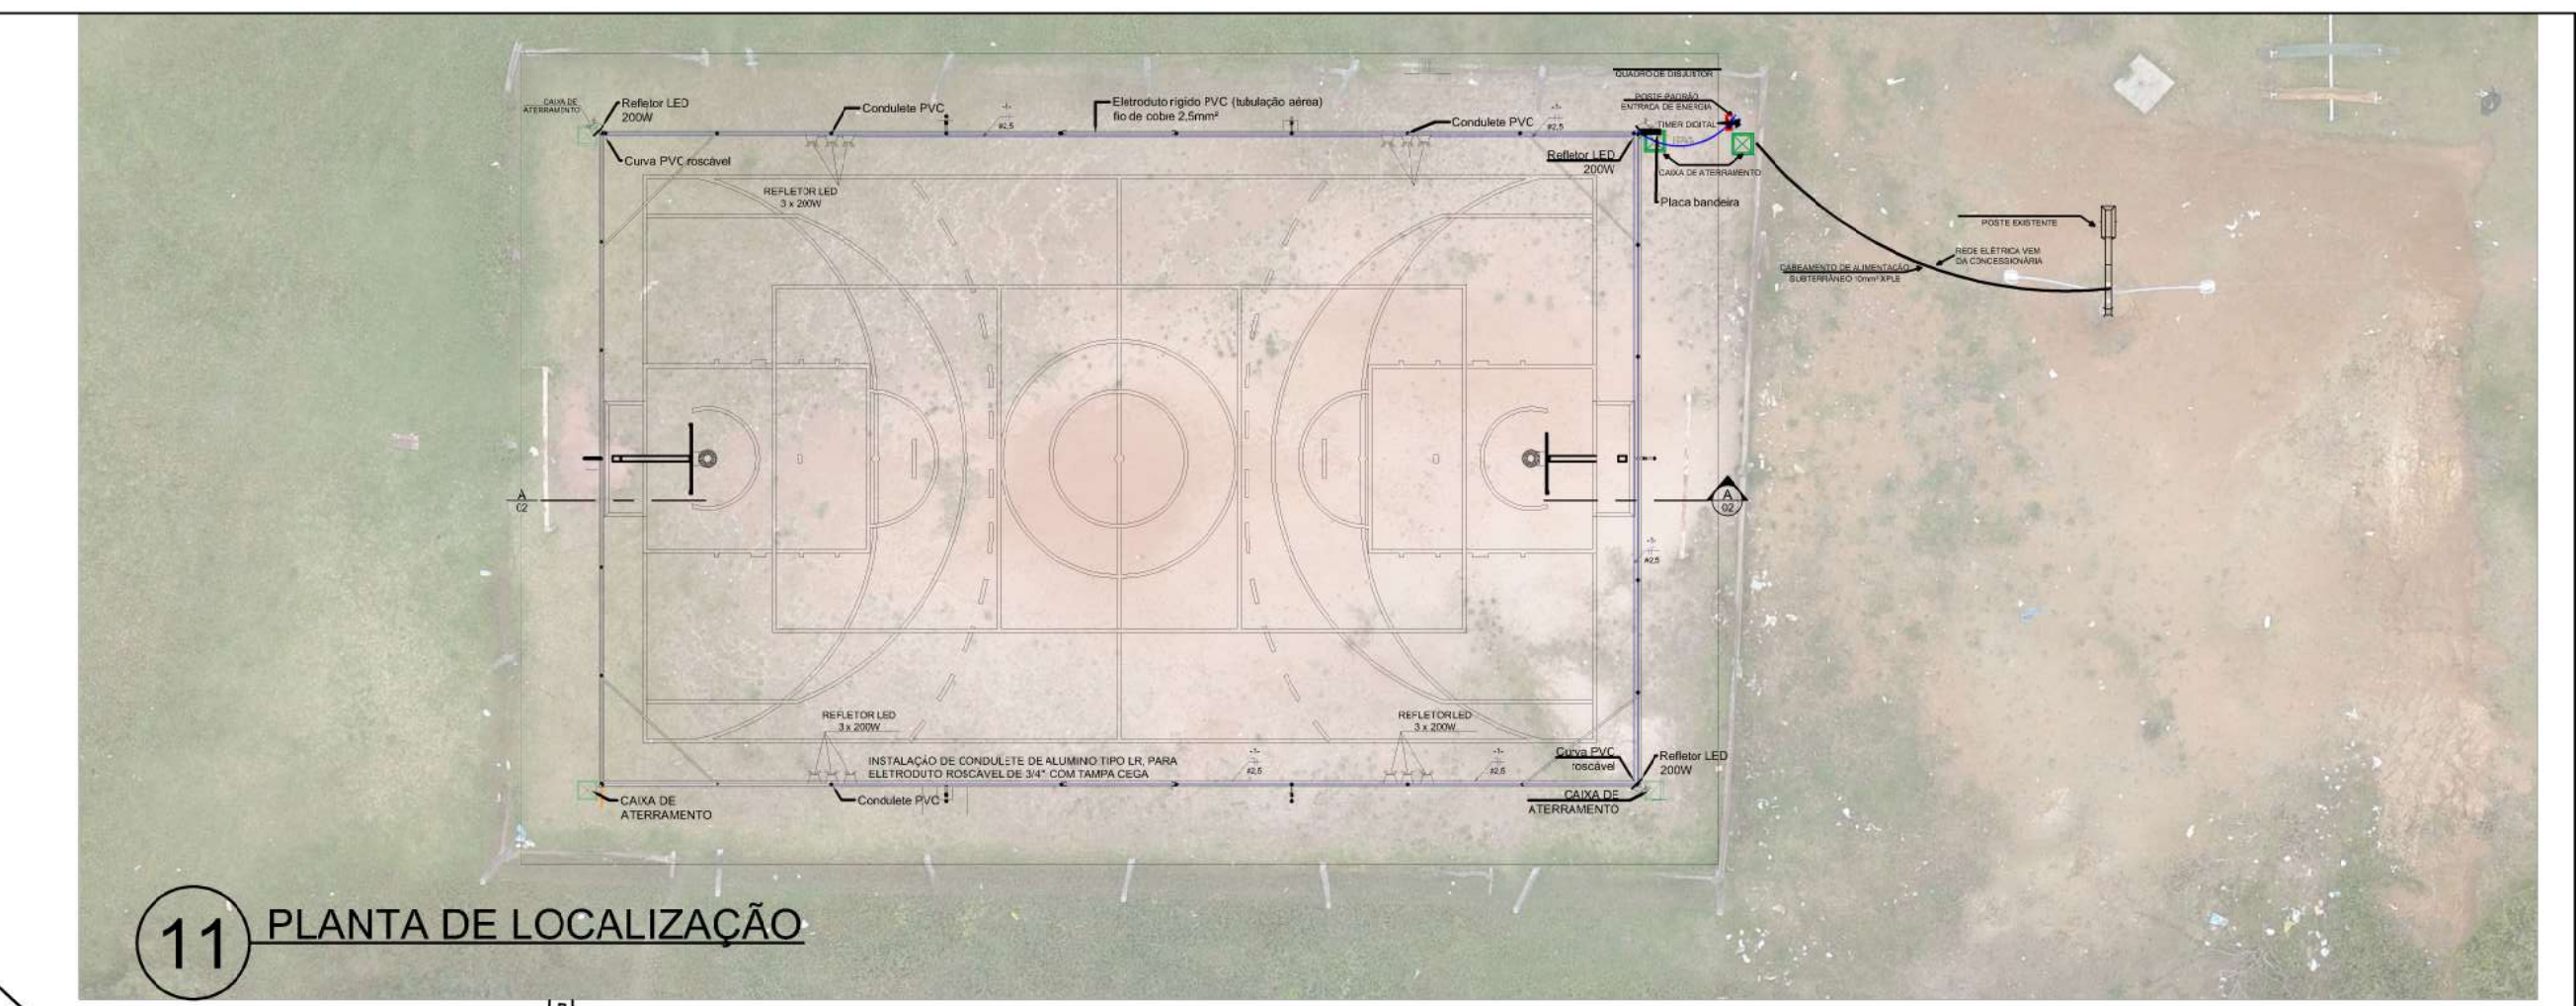


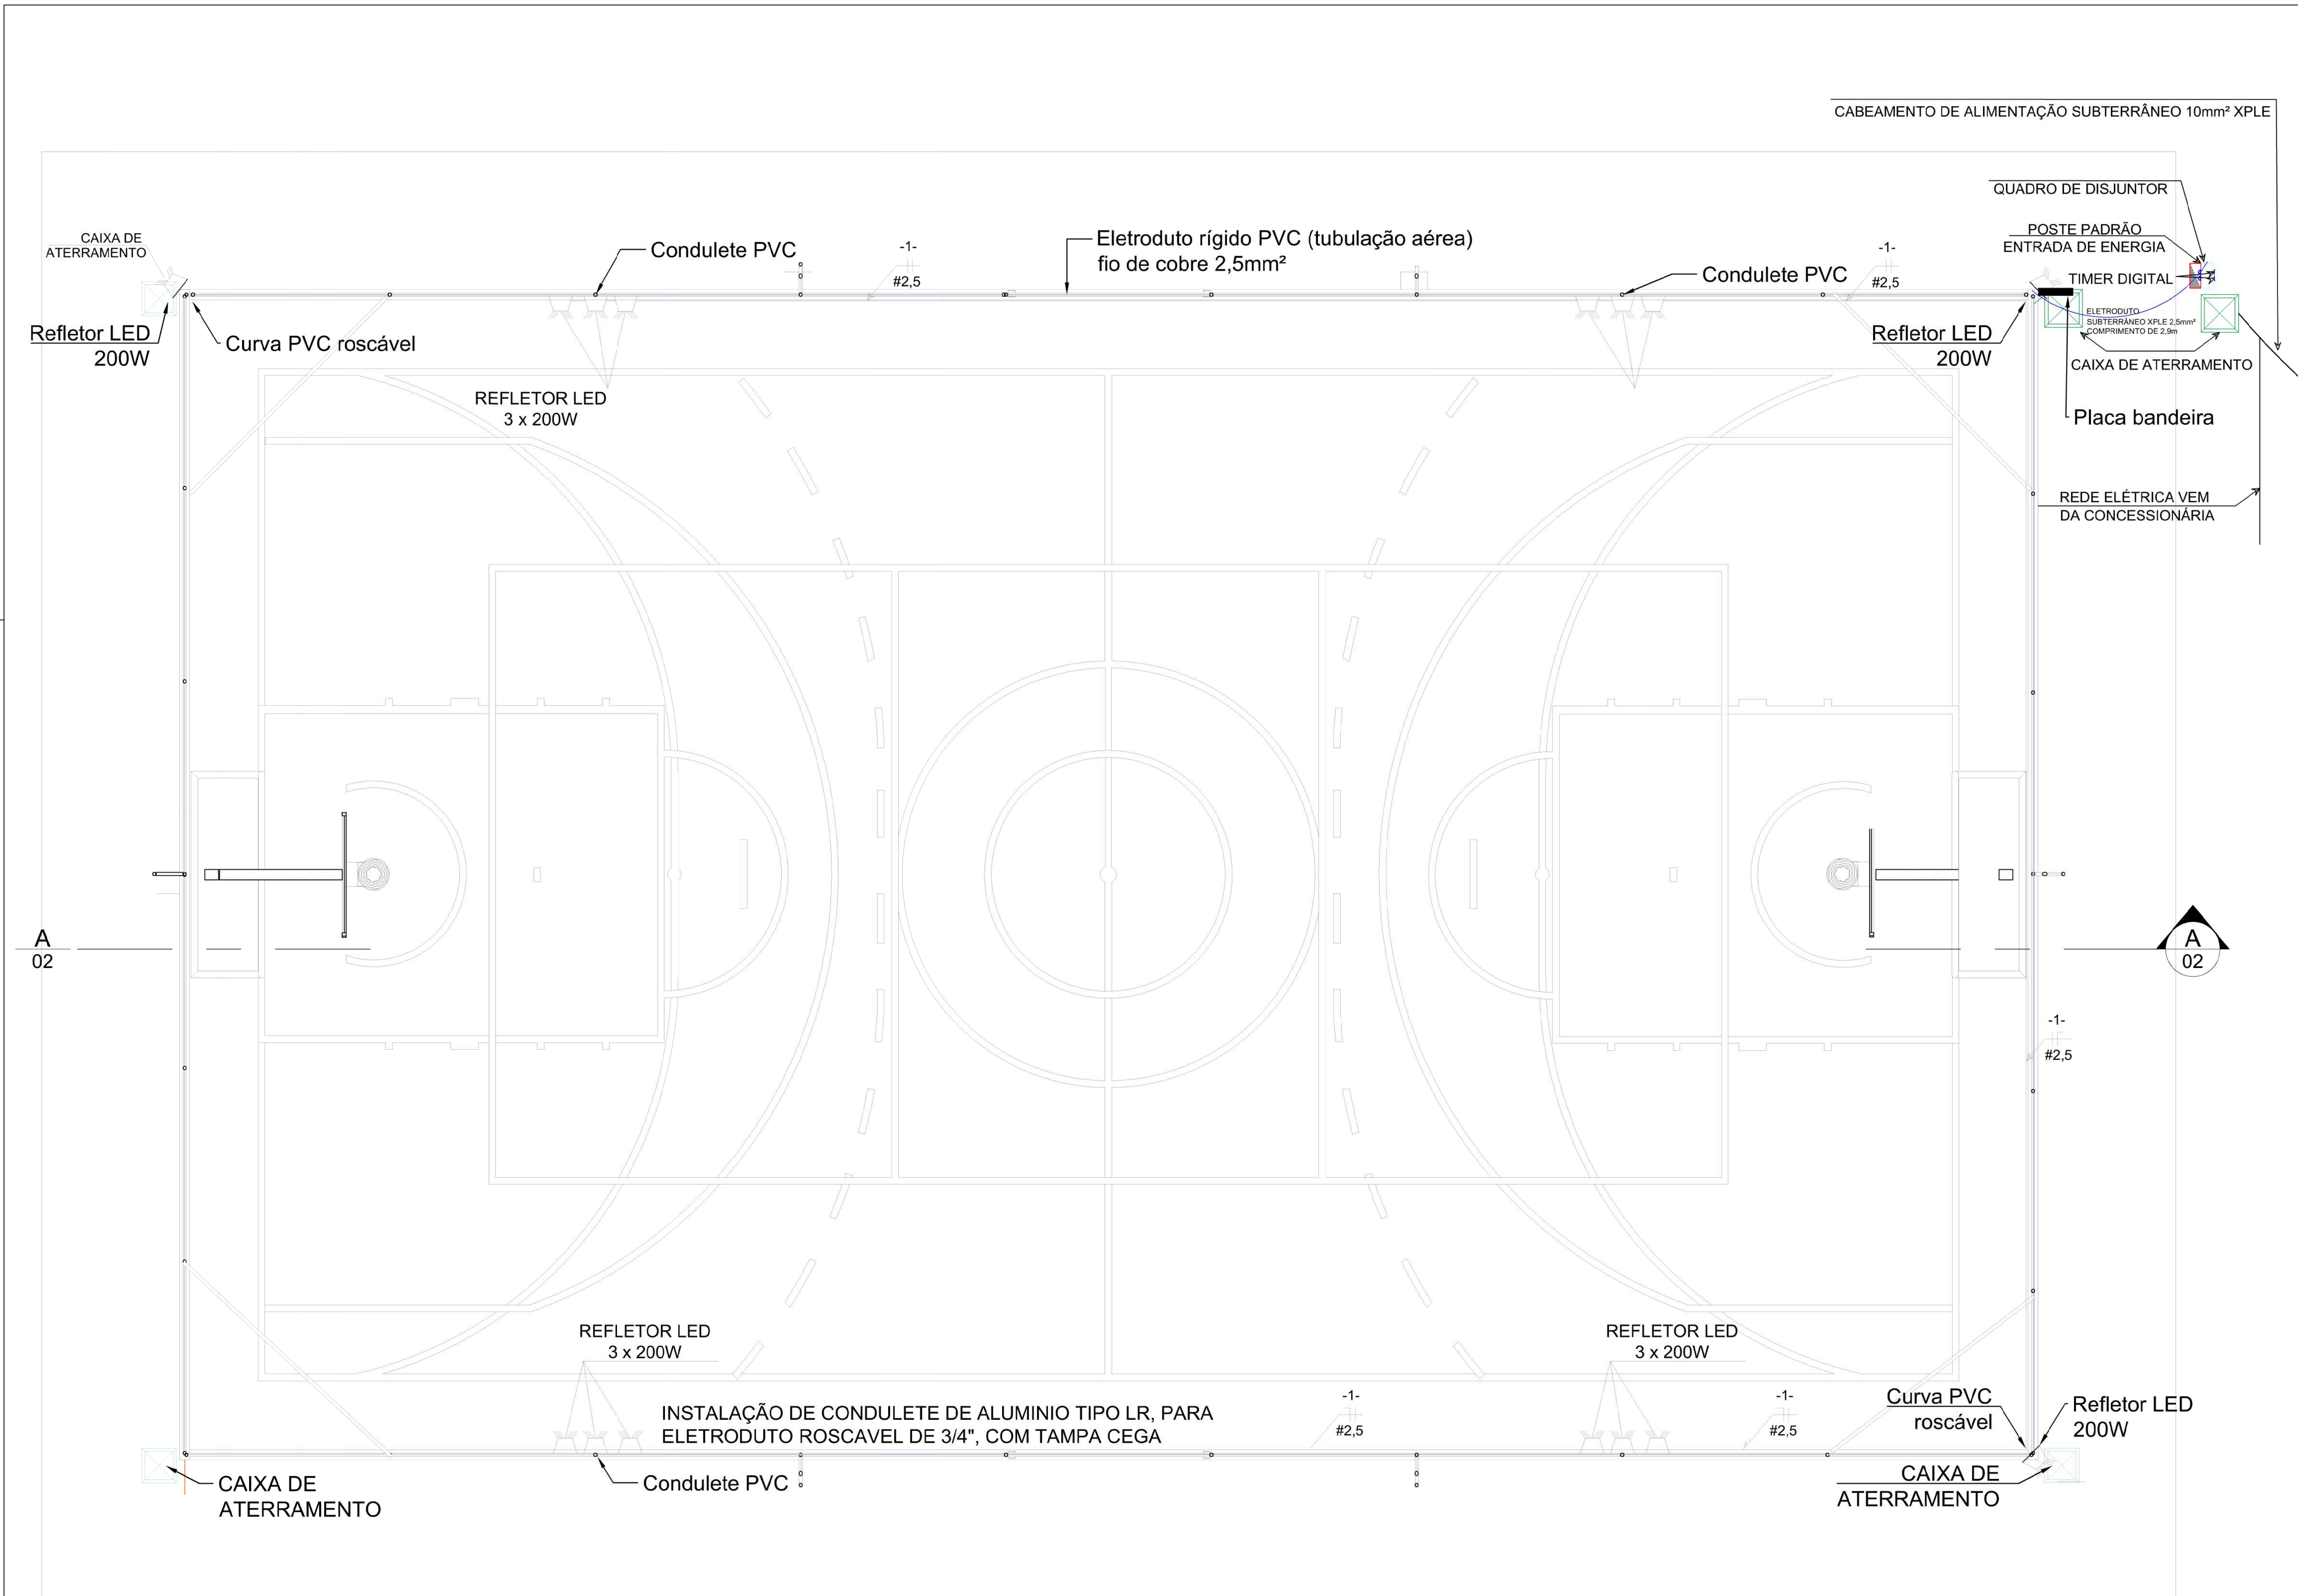


1 PLANTA BAIXA
ESCALA: 1/100


LEGENDA

- ELETRODUTO SUBTERRÂNEO
- ELETRODUTO
- CONDUTOR - FASE
- CONDUTOR - NEUTRO
- REFLETOR DE LED 200W
- QUADRO DE DISTRIBUIÇÃO
- POSTE DE ENERGIA (ENTRADA PADRÃO)
- POSTE EXISTENTE
- TIMER (TEMPORIZADOR)

2 LEGENDA
S/ESCALA

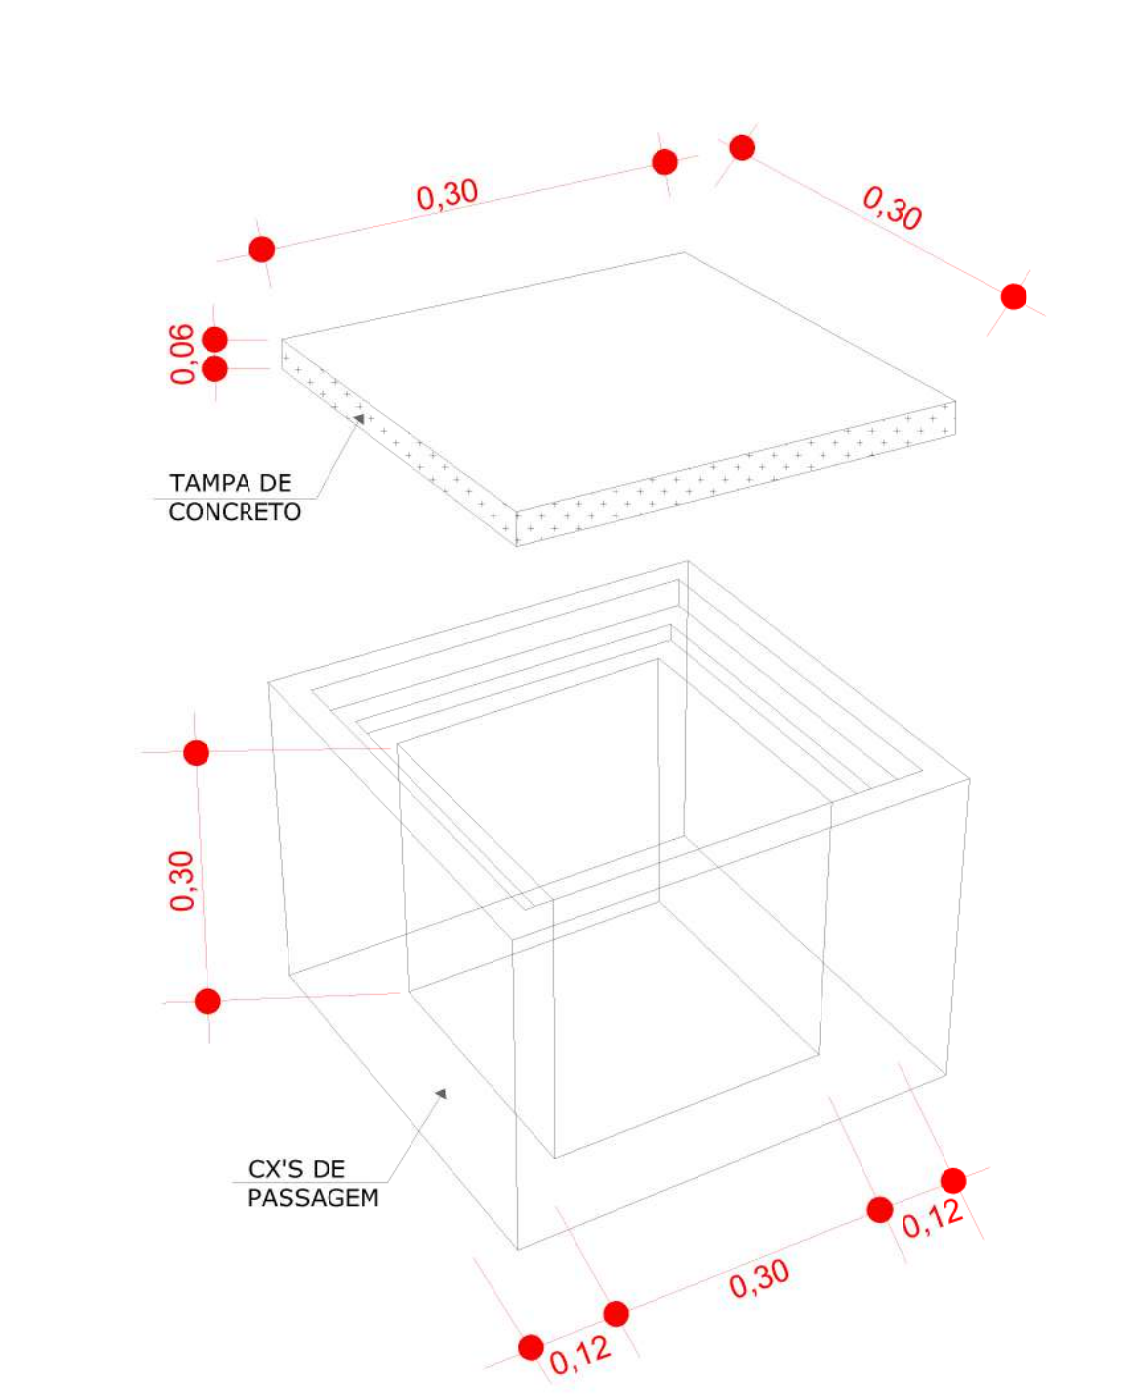


4 DETALHE CURVA PVC ROSCÁVEL
S/ESCALA

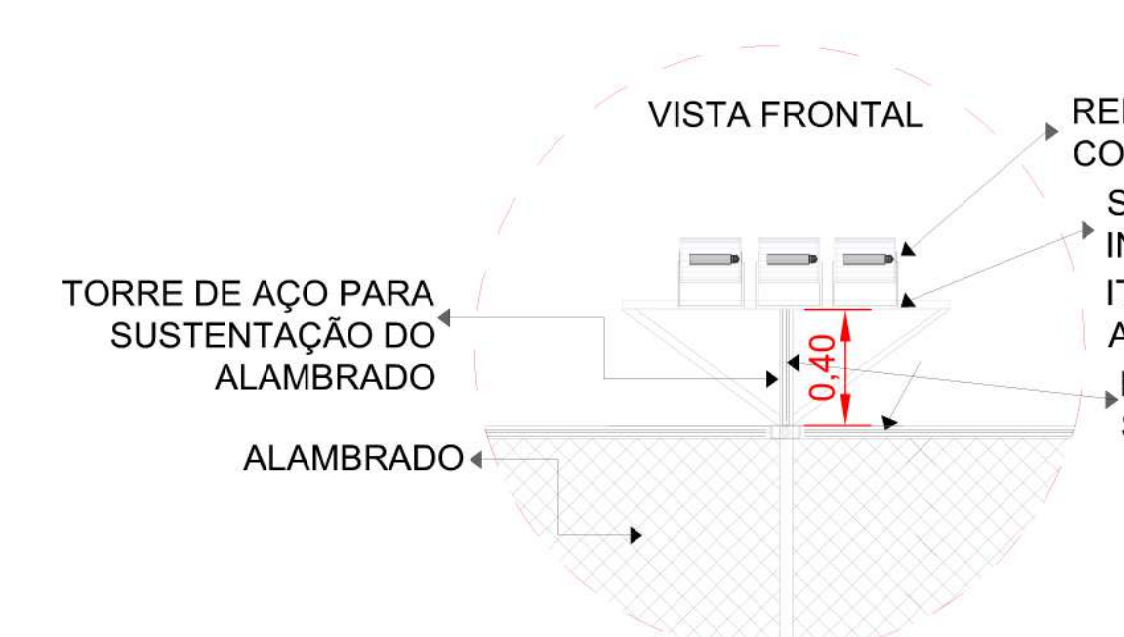


5 DETALHE REFLETORES
S/ESCALA




6 DETALHE TIMER
S/ESCALA

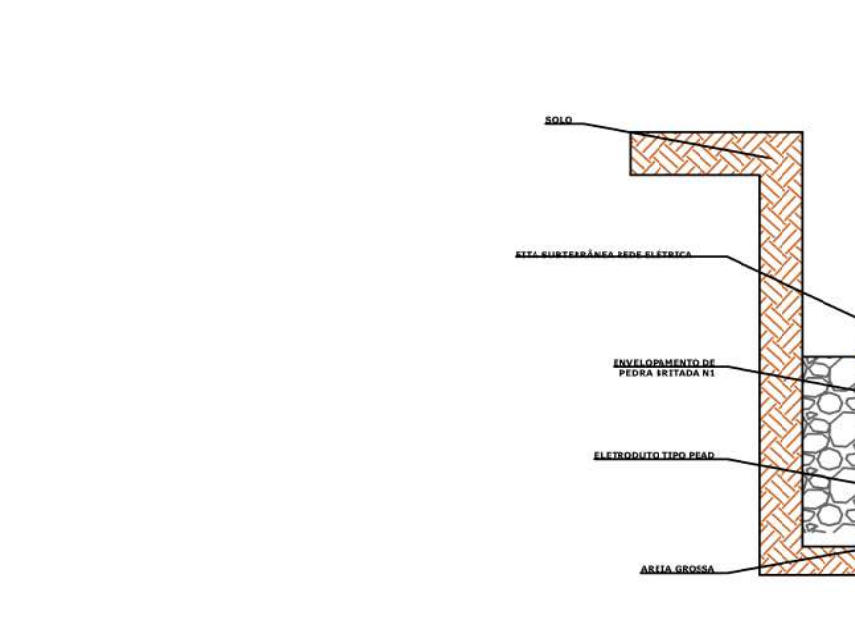

7 DETALHE TERMINAL OLHAL
S/ESCALA

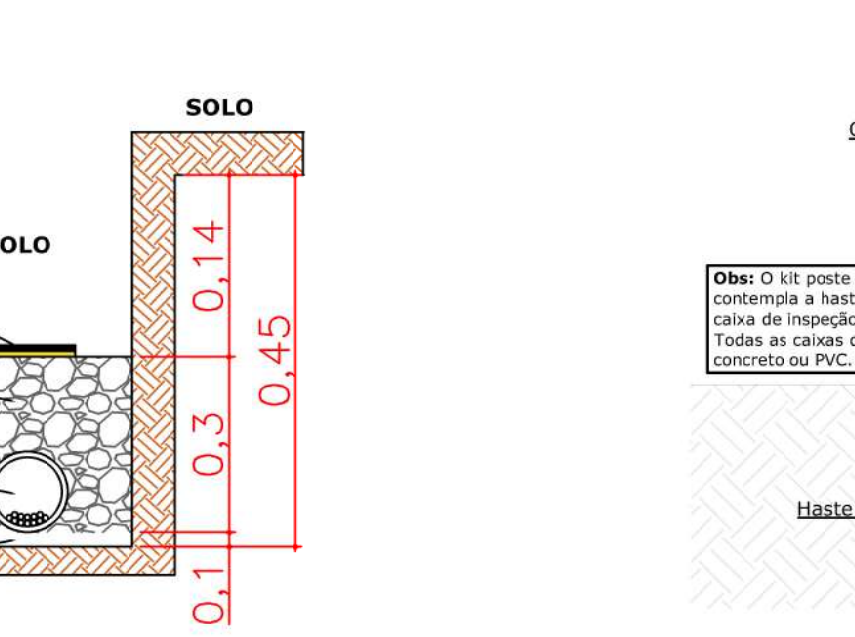

8 DETALHE - VALA DO CABEAMENTO ELÉTRICO
S/ESCALA

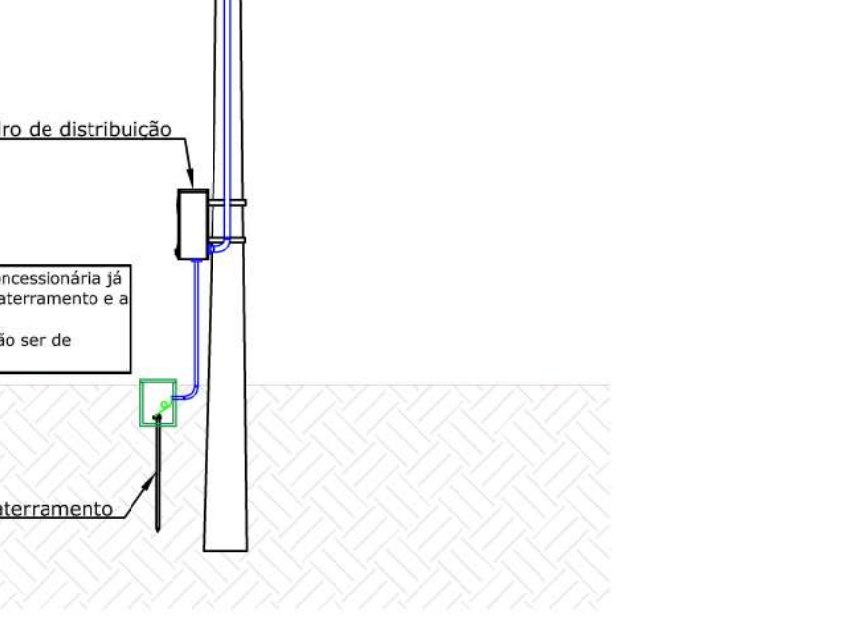

9 QUADRO DE DISTRIBUIÇÃO
S/ESCALA

DESENVOLVIMENTO E GERENCIAMENTO

GABINETE DO DEPUTADO
MARCUS MACHADO

PROJETO: PLANTA ELETROICA QUADRA POLIESPORTIVA

RESPONSÁVEIS TÉCNICOS:

MARIO FABIANO DA SILVEIRA LISBOA
ENG. CIVIL

RESPONSÁVEL PELO RECEBIMENTO DO PROJETO:

PREFEITURA MUNICIPAL DE LAGES - SC

ENDEREÇO: R. ADOLFO SCHMIDT, BAIRRO JARDIM PANORÂMICO, 88524-100, LAGES, SC

CONTEÚDO:

PLANTA DE IMPLANTAÇÃO, TUBULAÇÃO E FIAÇÃO, QUADRO DE DISJUNTORES E DETALHAMENTOS EXECUTIVOS

FOLHA TAMANHO - A0

ORÇ:

ÁREA DA QUADRA: 459,00 m²

DESENVOLVIMENTO:

MARIO FABIANO DA SILVEIRA LISBOA
ENGENHEIRO CIVIL
CREA-SC 187087-8

DATA:

JUNHO 2025

Nº DO DESENHO:

ELE 01/01