


RUA: INDALÉCIO BATISTA GOMES


GALERIA EXISTENTE NO LOCAL

NOTA: VERIFICAR A PROFUNDIDADE DA GALERIA EXISTENTE PARA DEFINIR A INCLINAÇÃO NECESSÁRIA DA TUBULAÇÃO

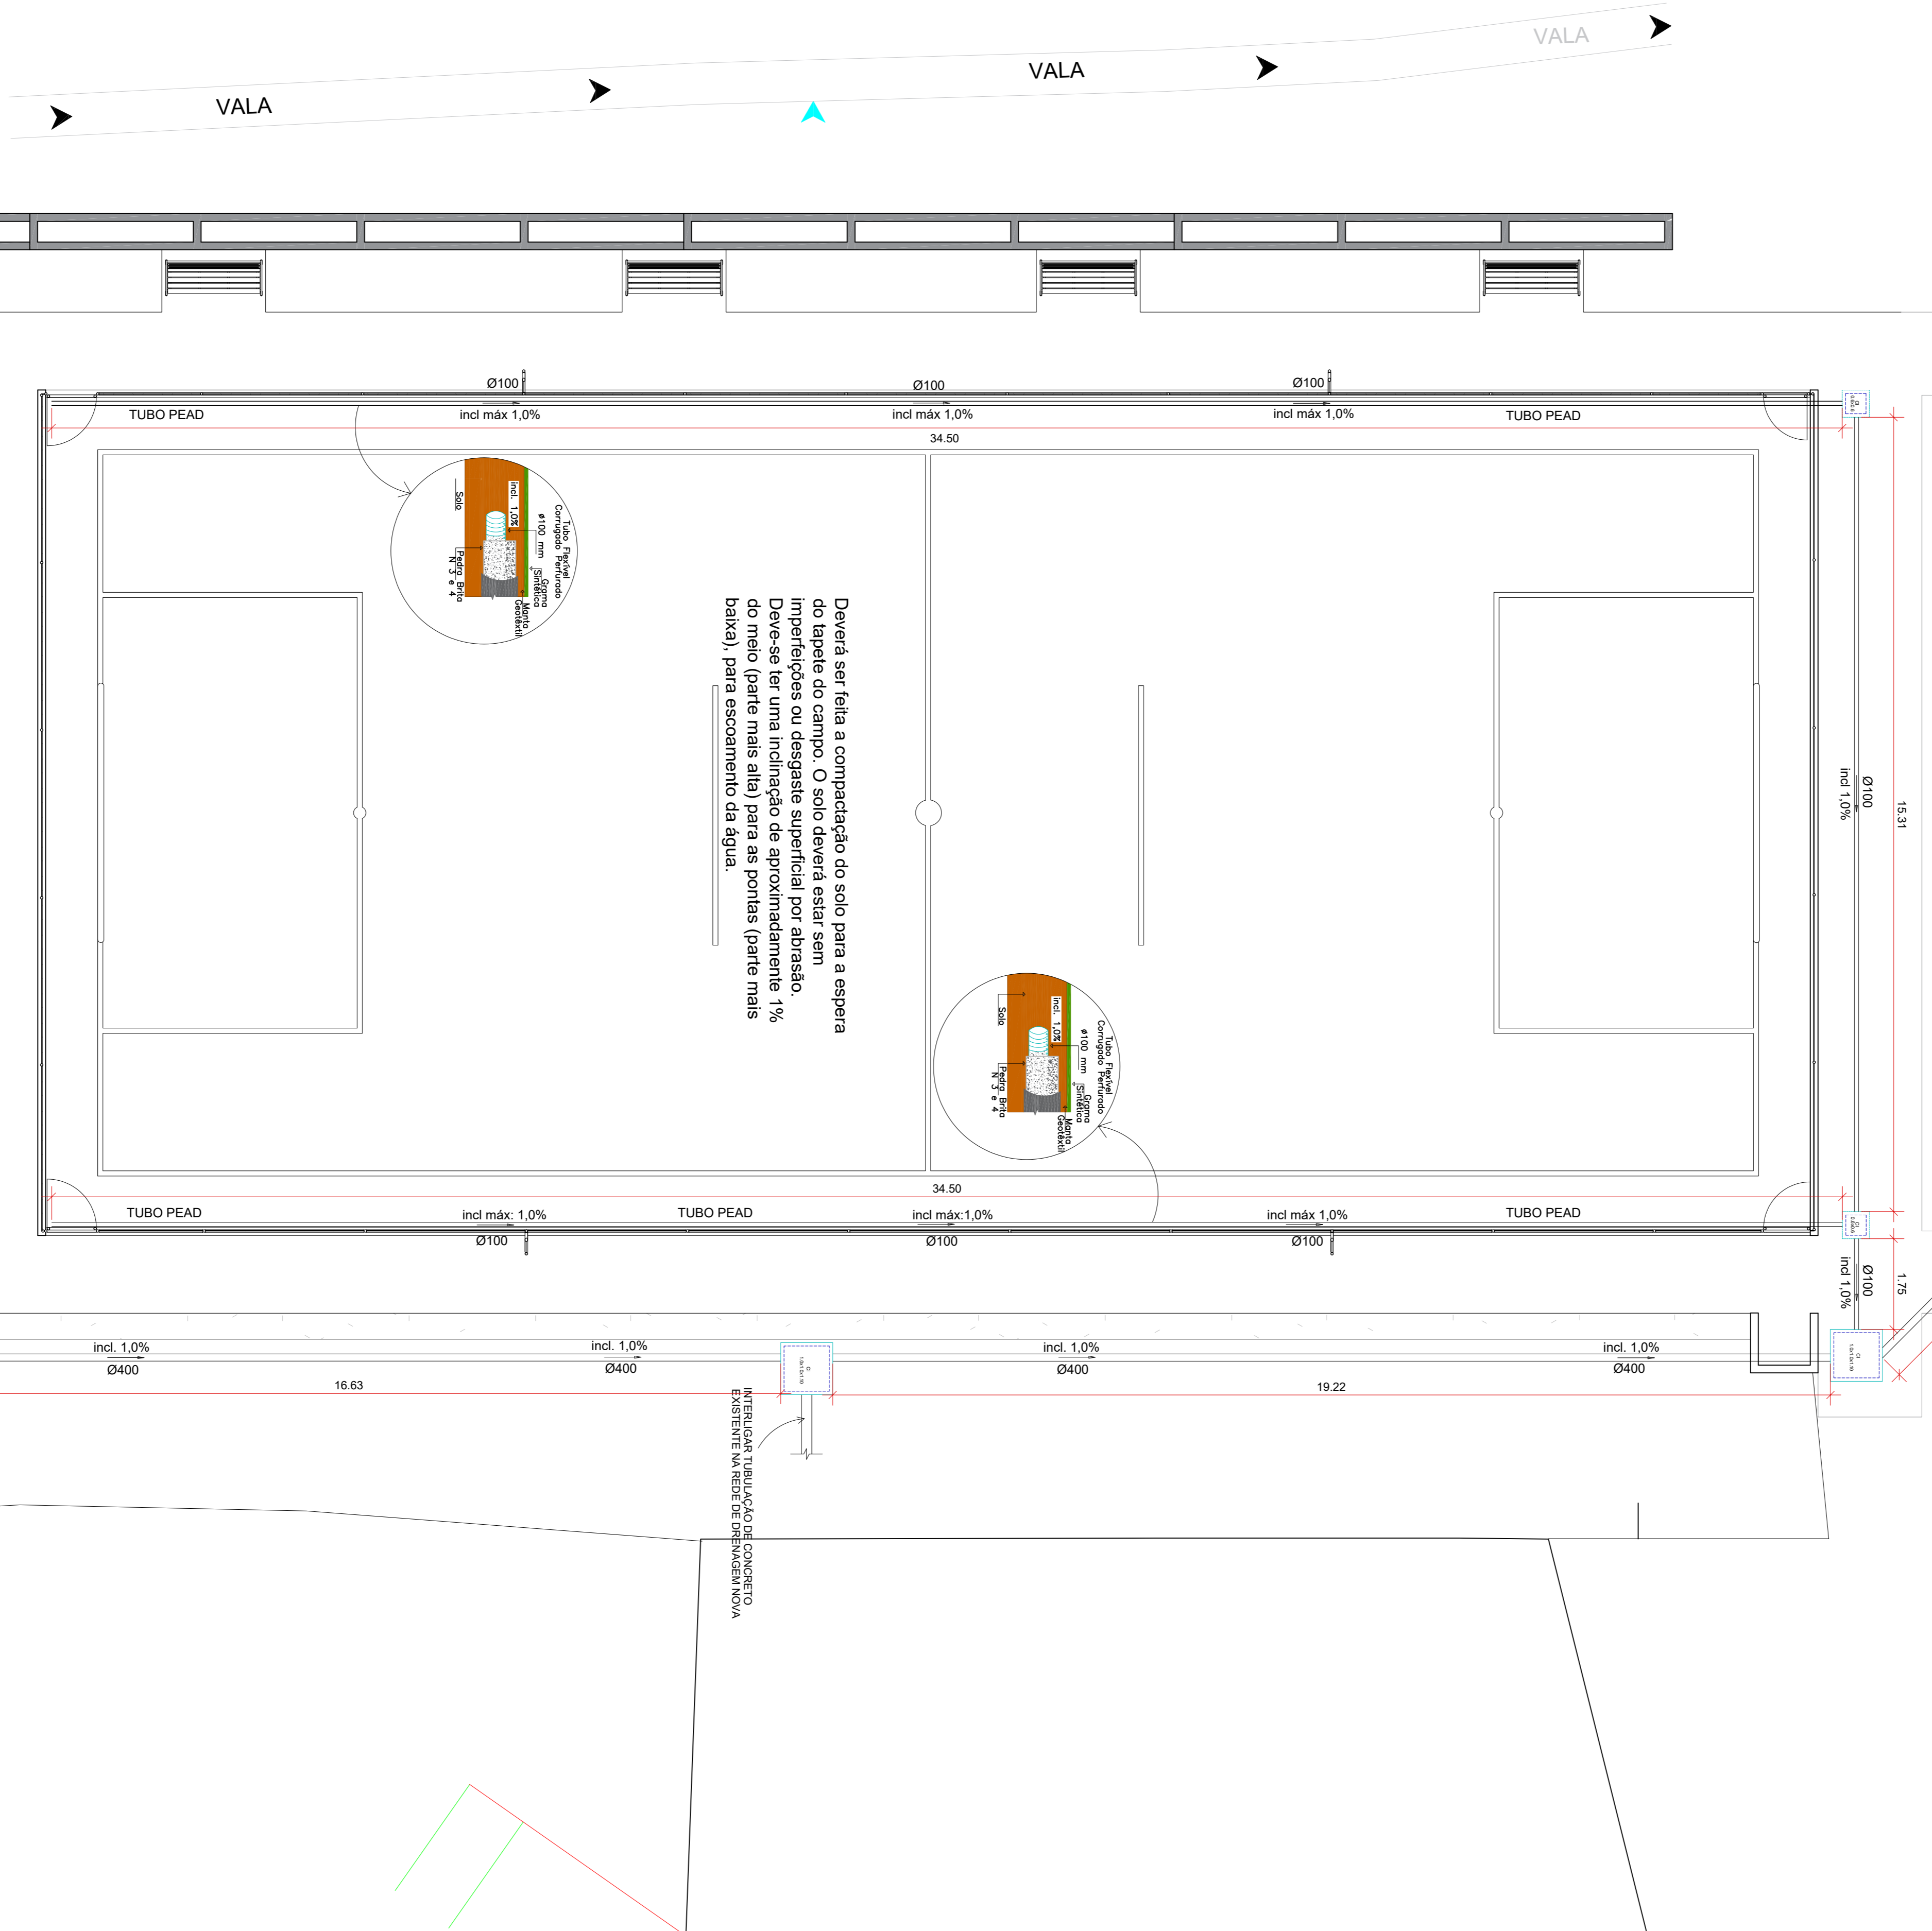


Parquinho





PLANTA BAIXA
ESCALA: 1/75

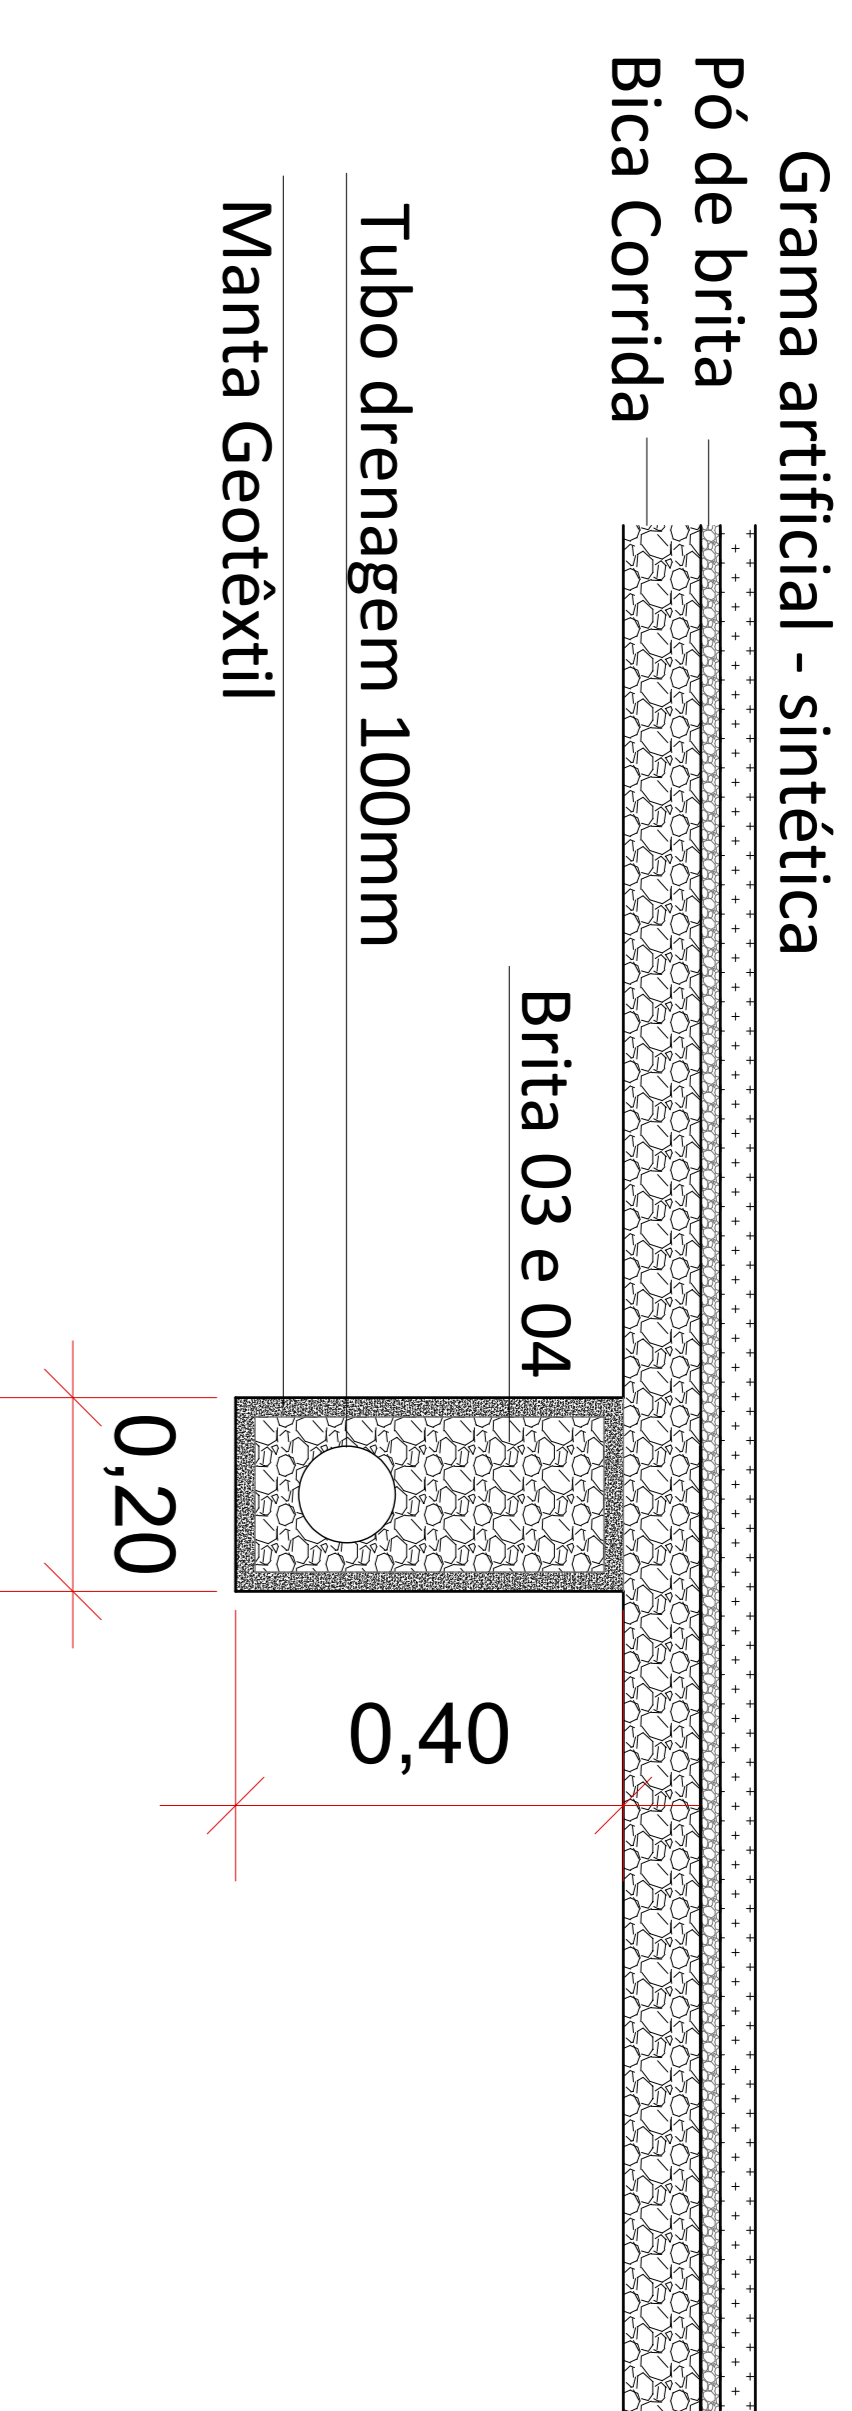

CORTE DETALHE VALA DE DRENAGEM S/ESCALA

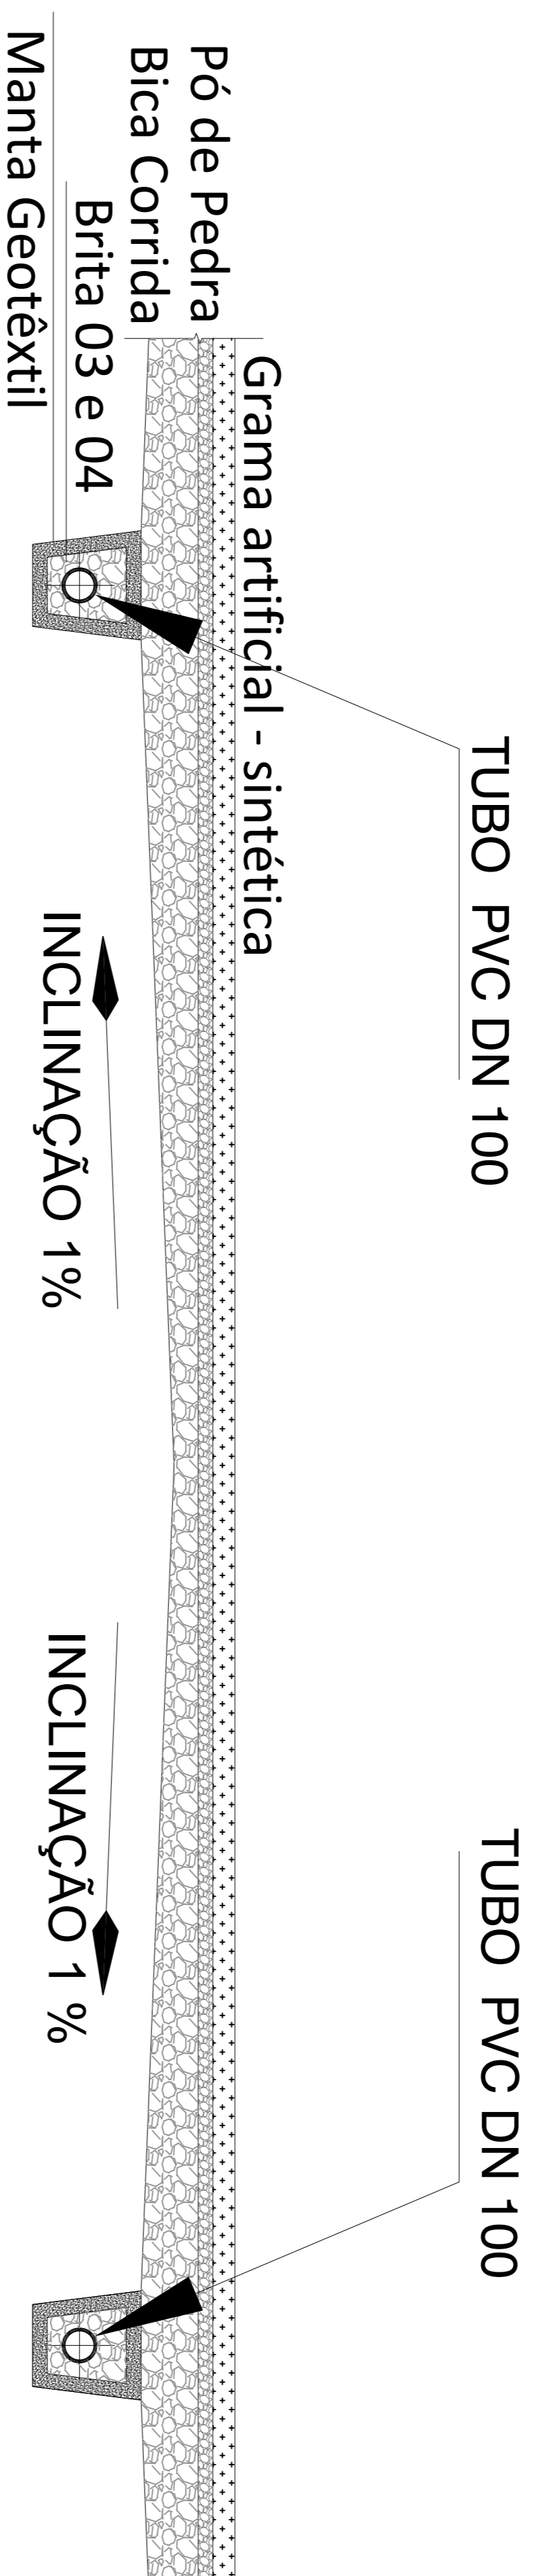

CORTE DETALHE VALA DE DRENAGEM S/ESCALA

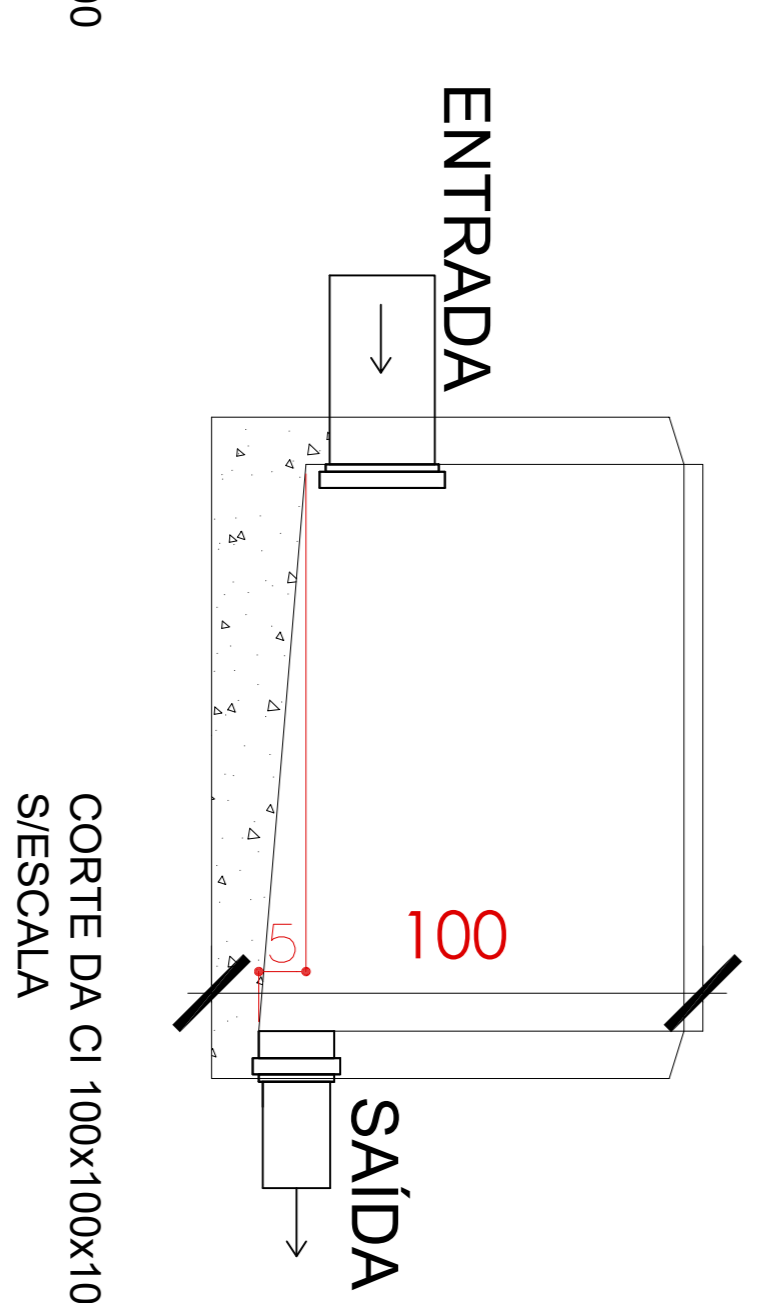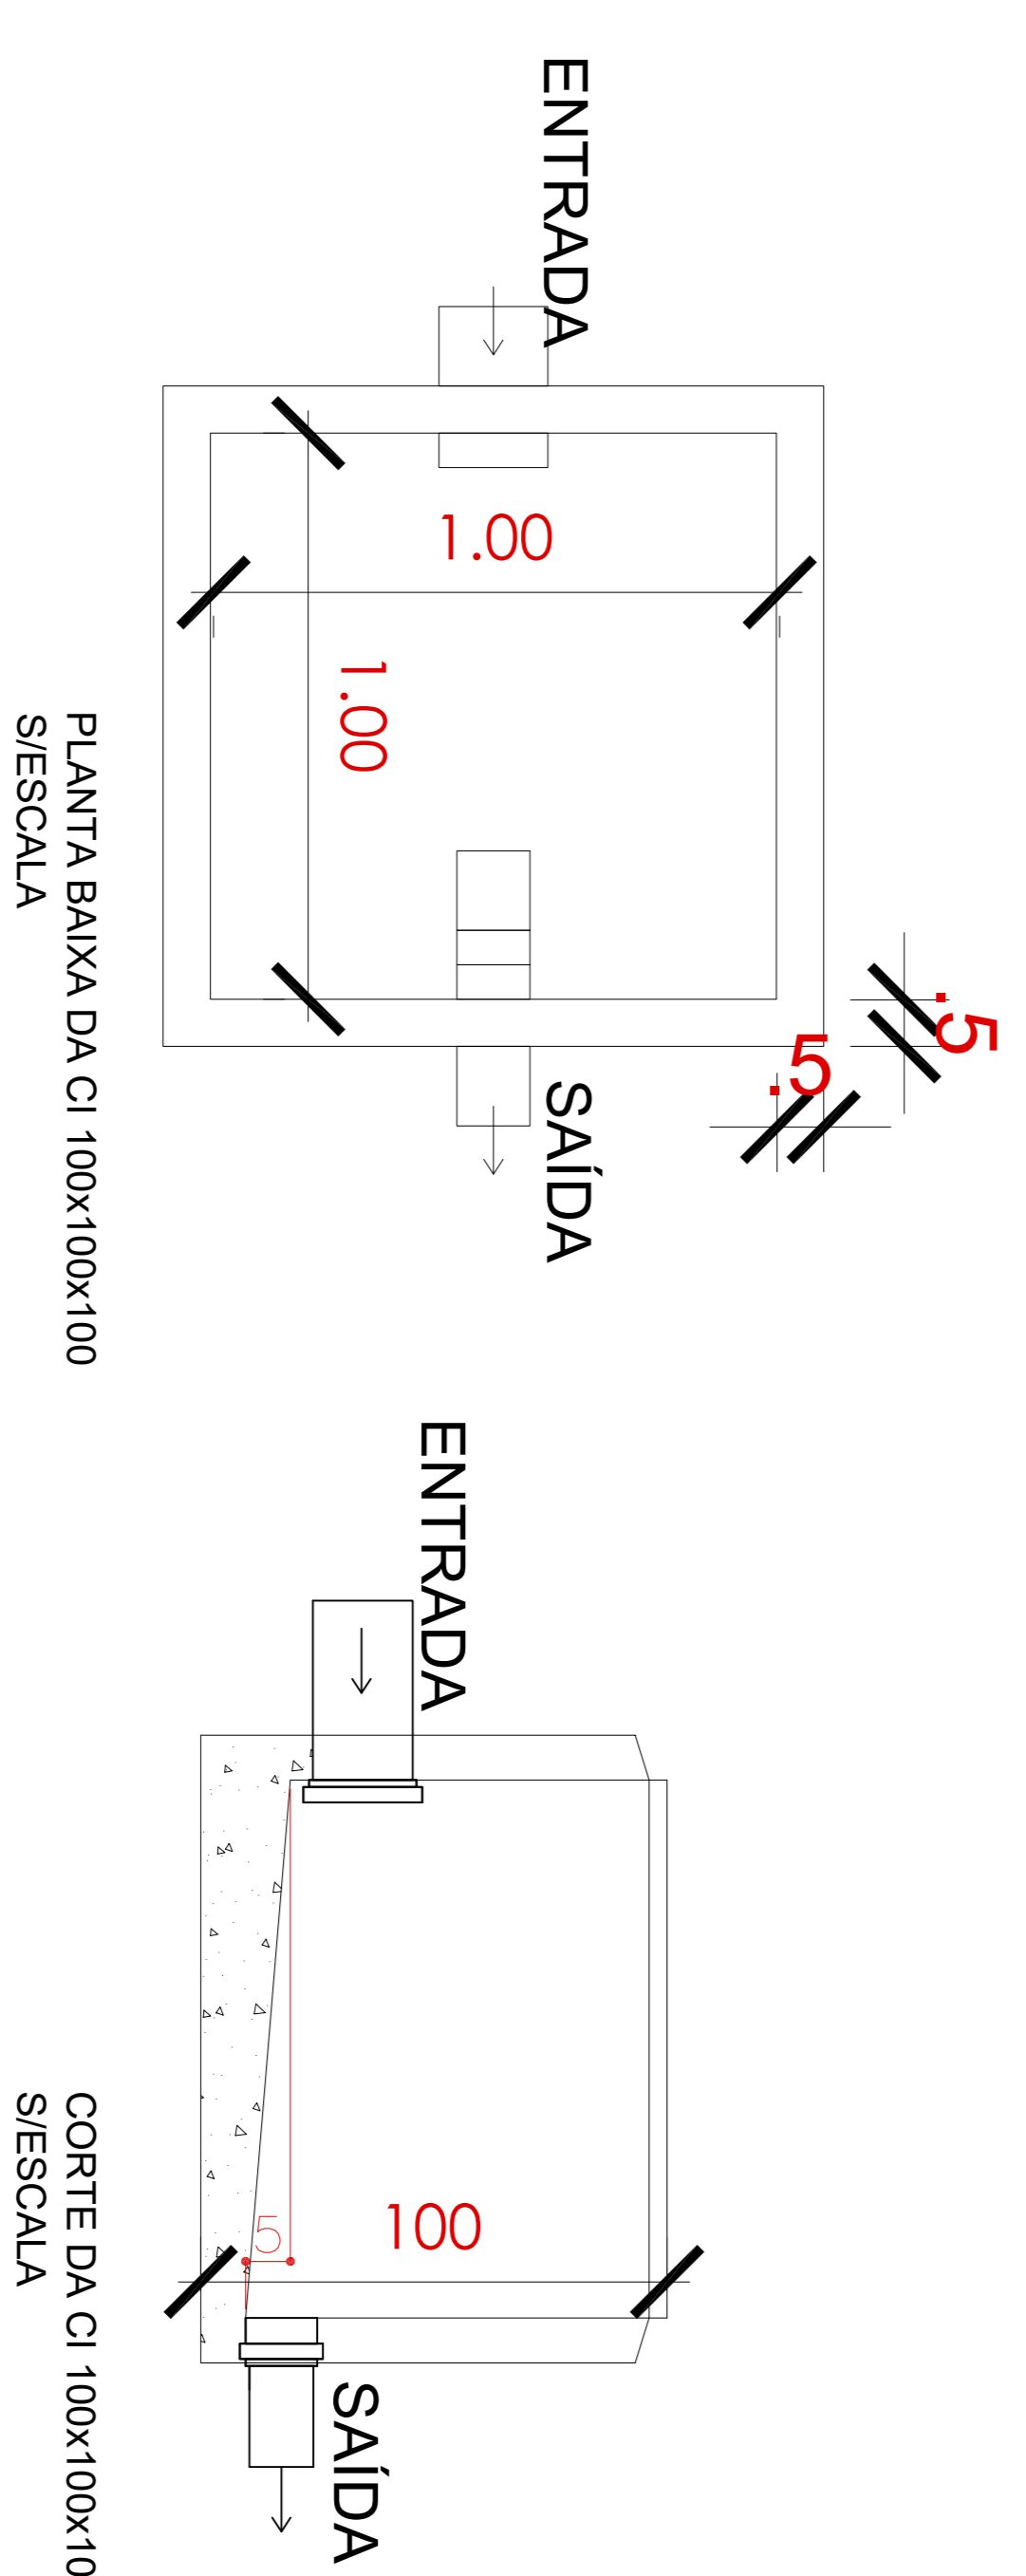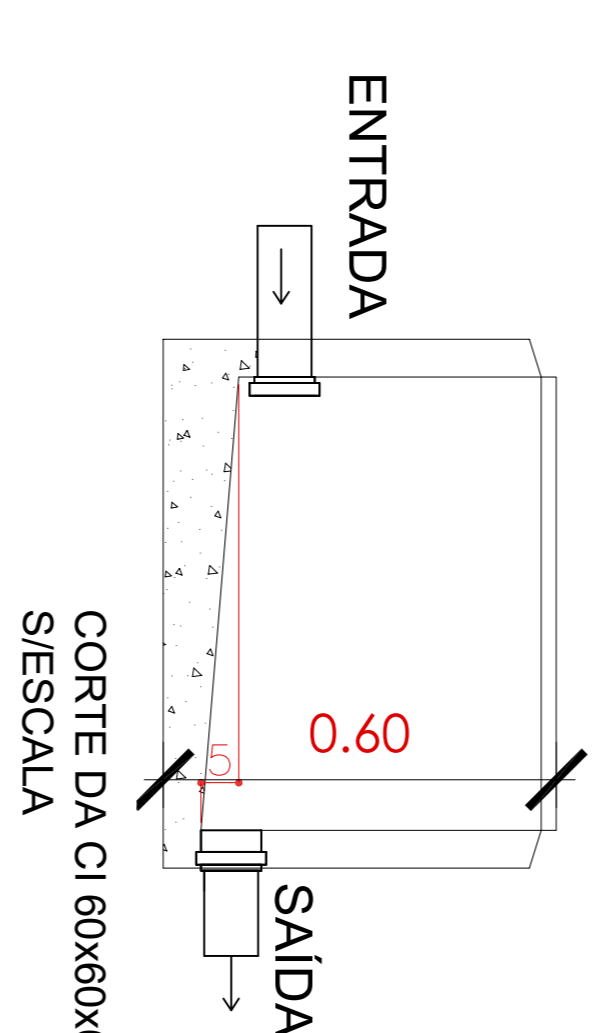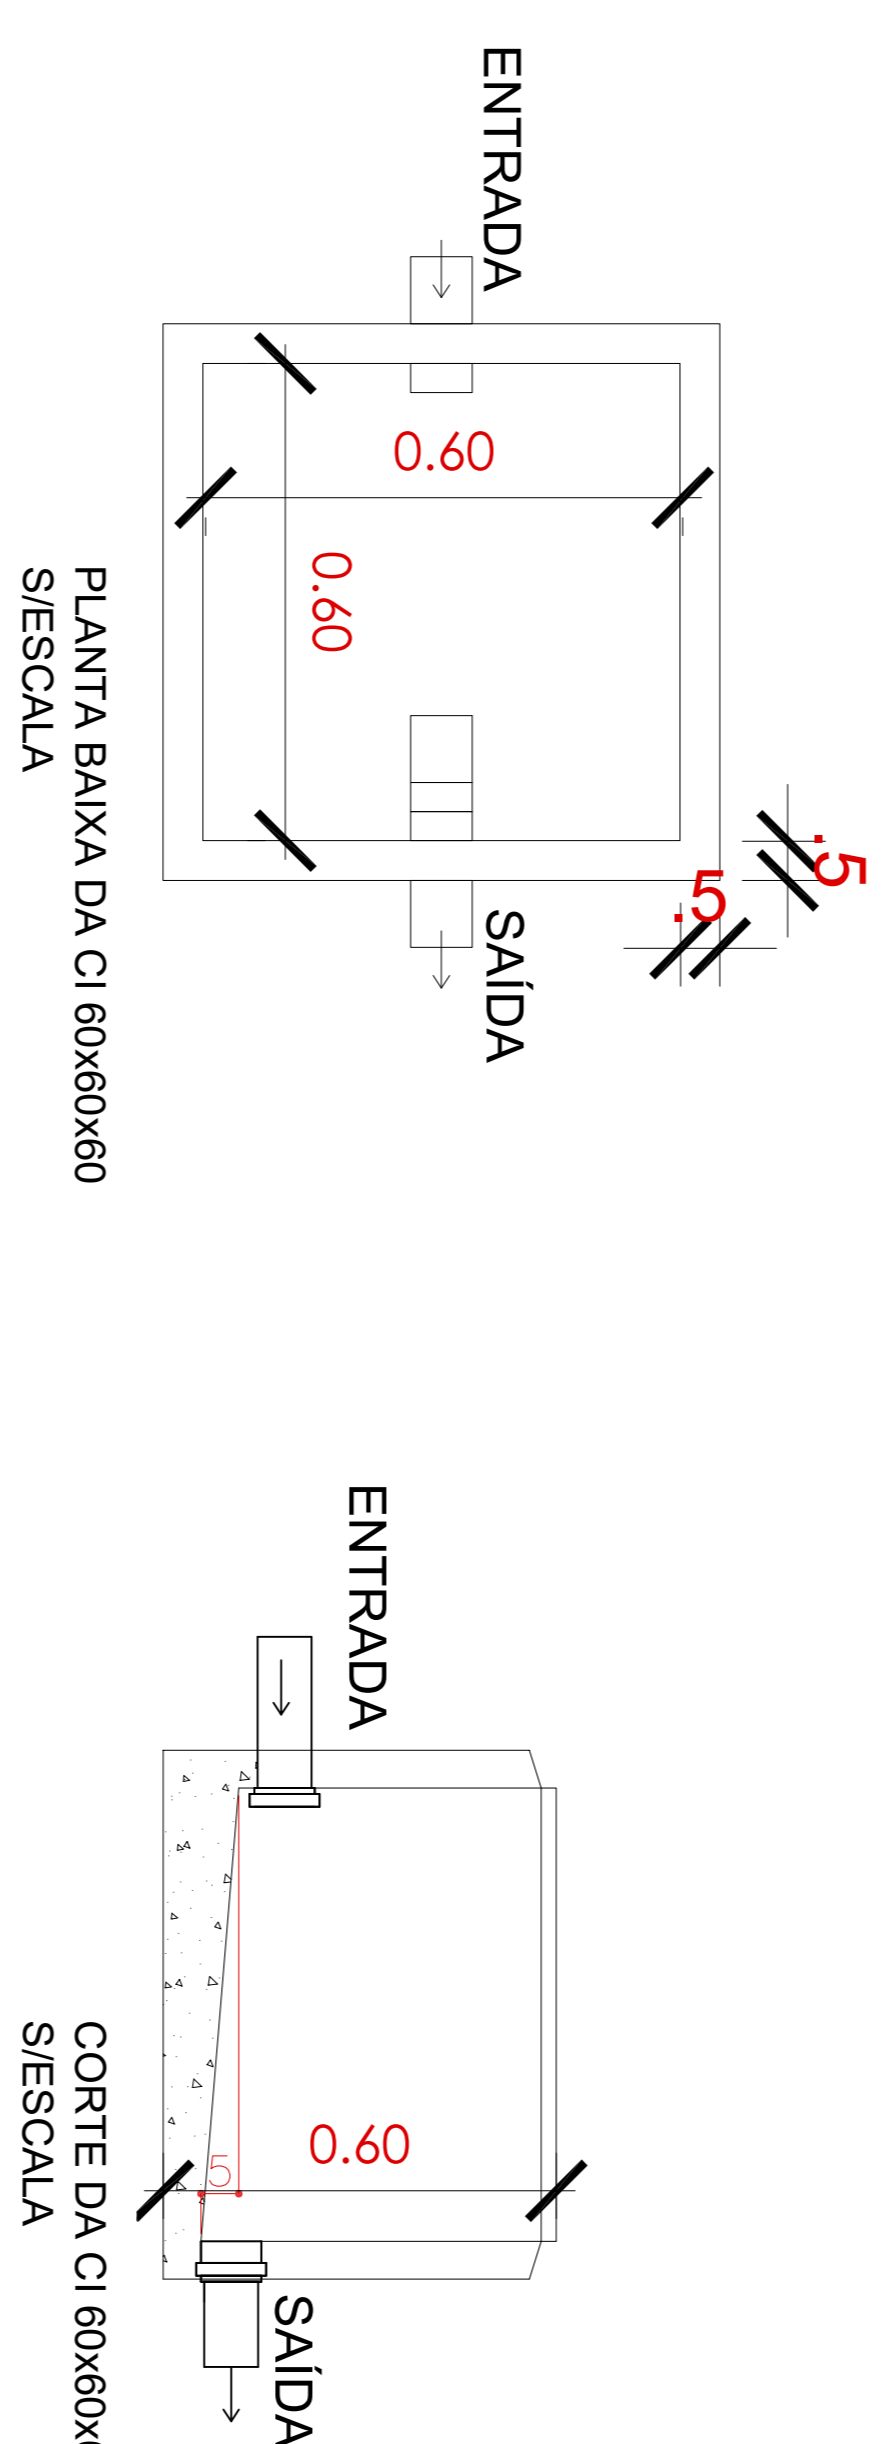

Lista de Materiais - Tubos

Descrição do Material	Quantidade (m)	Referência de T. Adicional
Tubo de PVC tipo Sinal, cor cinza, diâmetro nominal 100mm	0,100	12,26
Tubo de PVC tipo Sinal, cor cinza, diâmetro nominal 400mm	60,000	60,00
Tubo de concreto tipo Sinal, cor cinza, diâmetro nominal 400mm	0,000	0,00
Tubo de concreto tipo Sinal, cor cinza, diâmetro nominal 100mm	0,000	0,00

Lista de Materiais - Caixas e Conexões

Descrição do Material	Quantidade
Caixa de PVC tipo Sinal, cor cinza, diâmetro nominal 100mm	0,100
Caixa de PVC tipo Sinal, cor cinza, diâmetro nominal 400mm	3,000
Caixa de concreto tipo Sinal, cor cinza, diâmetro nominal 400mm	0,000
Caixa de concreto tipo Sinal, cor cinza, diâmetro nominal 100mm	0,000

PREFEITURA DE LAGES
RUA ISABELLA ERIGIMIZZO, Nº 11
CNPJ: 06.901.960/0001-90 | INSC. EST. Nº 019.349.400

SECRETARIA DE PLANEJAMENTO E MOBILIDADE URBANA
RUA ARISTILIANO BAIANO, Nº 100
CNPJ: 06.906.000/0001-70 | INSC. EST. Nº 019.349.400

DE ACORDO RESPONSÁVEL TÉCNICO

SEPLAM
SECRETARIA DE PLANEJAMENTO E MOBILIDADE URBANA
RUA ISABELLA ERIGIMIZZO, Nº 11
CNPJ: 06.901.960/0001-90 | INSC. EST. Nº 019.349.400

ARQ. URB. ISABELLA ERIGIMIZZO
RUA ISABELLA ERIGIMIZZO, Nº 11
CNPJ: 06.901.960/0001-90 | INSC. EST. Nº 019.349.400

ORÇ. QUADRA DE GRAMA SINTÉTICA E QUADRA - BARRIO SÃO MIGUEL
ENDEREÇO: RUA INDALÉCIO BATISTA GOMES, S/N, BARRIO SÃO MIGUEL

DESCRIÇÃO: PLANTA BAIXA, CORTES, TABELAS E DETALHES.

NOME: **DRE.**

PRIMEIRO: **01/01**

REVISÃO: **R01**

PROJETO: **40**

DATA: **02/2024**

ESCALA: **INDICADA**