




TOPOGRAFIA
ESCALA: 1/300

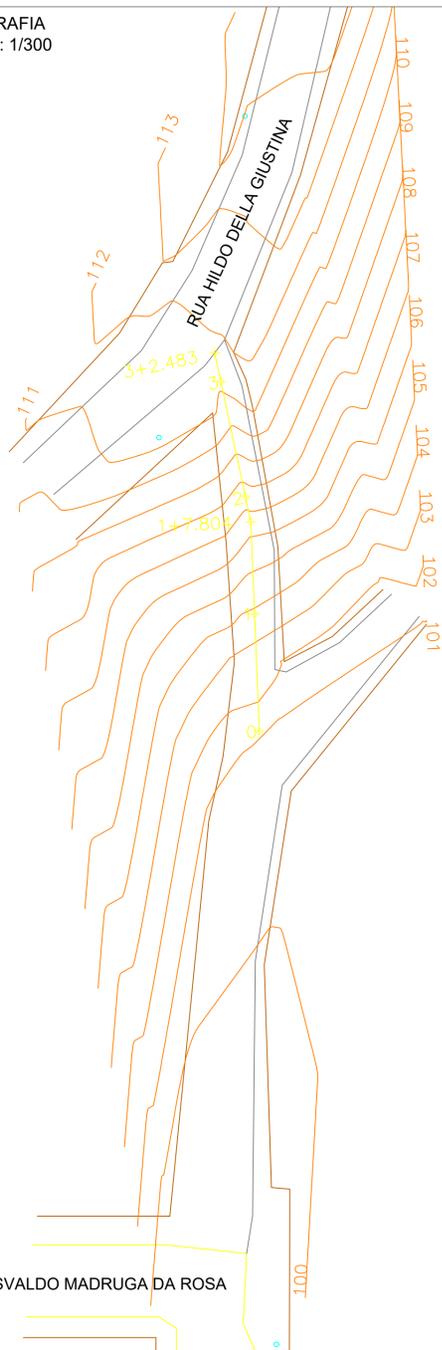

PLANTA DE IMPLANTAÇÃO
ESCALA: 1/75

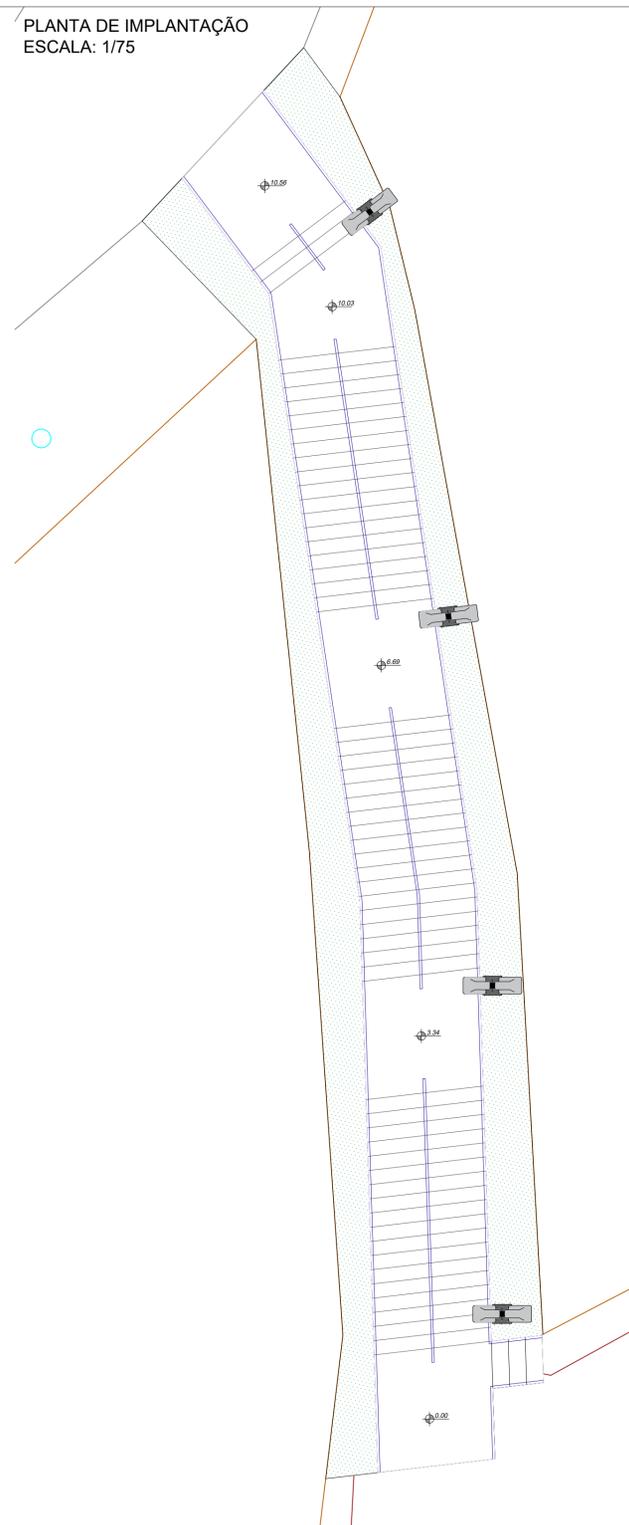


PLANTA DE COTAS
ESCALA: 1/100

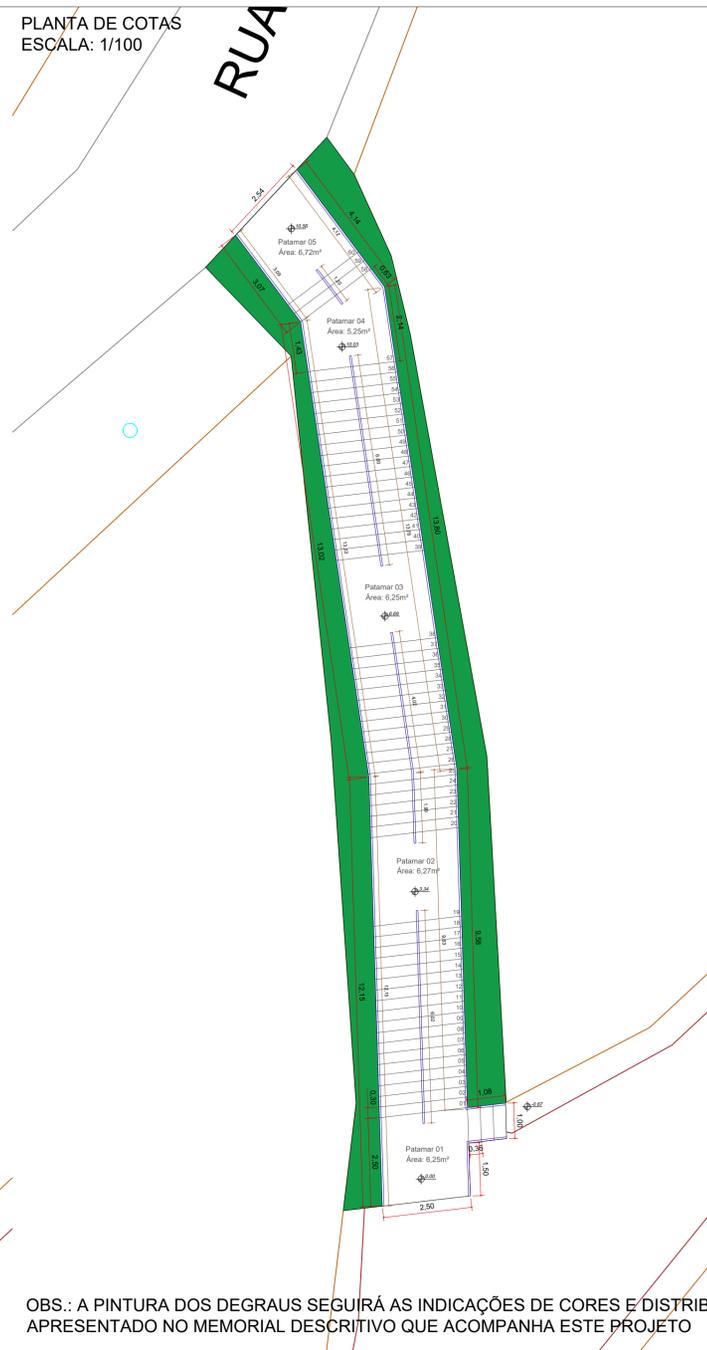


OBS.: A PINTURA DOS DEGRAUS SEGUIRÁ AS INDICAÇÕES DE CORES E DISTRIBUIÇÃO APRESENTADO NO MEMORIAL DESCRITIVO QUE ACOMPANHA ESTE PROJETO

CORTE
ESCALA: 1/50

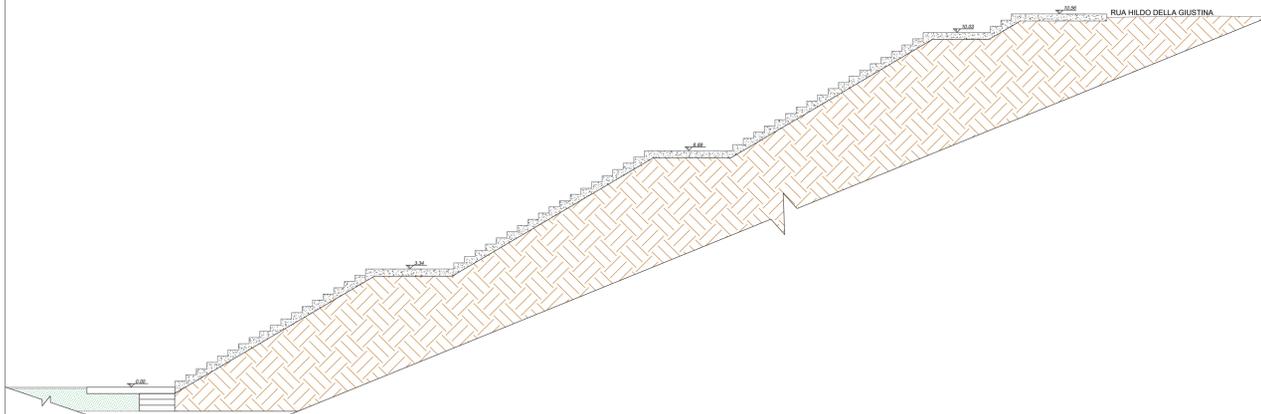


 PREFEITO ANTONIO CERON PREFEITURA DO MUNICÍPIO DE LAGES CNPJ 82.777.301/0001-90 RUA: BENJAMIM CONSTANTE, Nº 13, BAIRRO: CENTRO CEP 88501-900, FONE (49) 3019-7400		SEPLAM SECRETARIA DE PLANEJAMENTO E MOBILIDADE URBANA RUA: ARISTILIANO RAMOS, Nº 100, BAIRRO: CENTRO CEP 88502-050, FONE (49) 3019-7548	
SECRETÁRIO: GABRIEL PRESTES DOS SANTOS DIRETOR: GÊNESIS GONSALVES DA SILVA CREA: 127091-9 PROJETO: DANYELLE BIANCA XAVIER DONATI CAU A97384-0 DESENHO: STEPHANIE DE OLIVEIRA TOPOGRAFIA: -		DE ACORDO RESPONSÁVEL MUNICÍPIO DE ACORDO RESPONSÁVEL TÉCNICO	
PREFEITURA DO MUNICÍPIO DE LAGES CNPJ 82.777.301/0001-90		DANYELLE XAVIER DONATI ARQUITETA E URBANISTA - CAU A97384-0	
OBRA: CONSTRUÇÃO DE ESCADA DE ACESSO NO BAIRRO PROMORAR ENDEREÇO: RUA MAURO RAMBUSCH SELL, SN - CEP 88514-250 BAIRRO PROMORAR, LAGES - SC.			
DESCRIÇÃO: PLANTA DE TOPOGRAFIA PLANTA DE SITUAÇÃO: PLANTA DE IMPLANTAÇÃO: PLANTA DE COTAS CORTE.		NOME: ARQ.	PRANCHA: 01/02
ÁREAS: ÁREA : 119,00 m²		REVISÃO: 00	
ESCALA: INDICADA	DATA: 05/2024	FORMATO: A1	


DRENAGEM - VALAS
ESCALA: 1/100

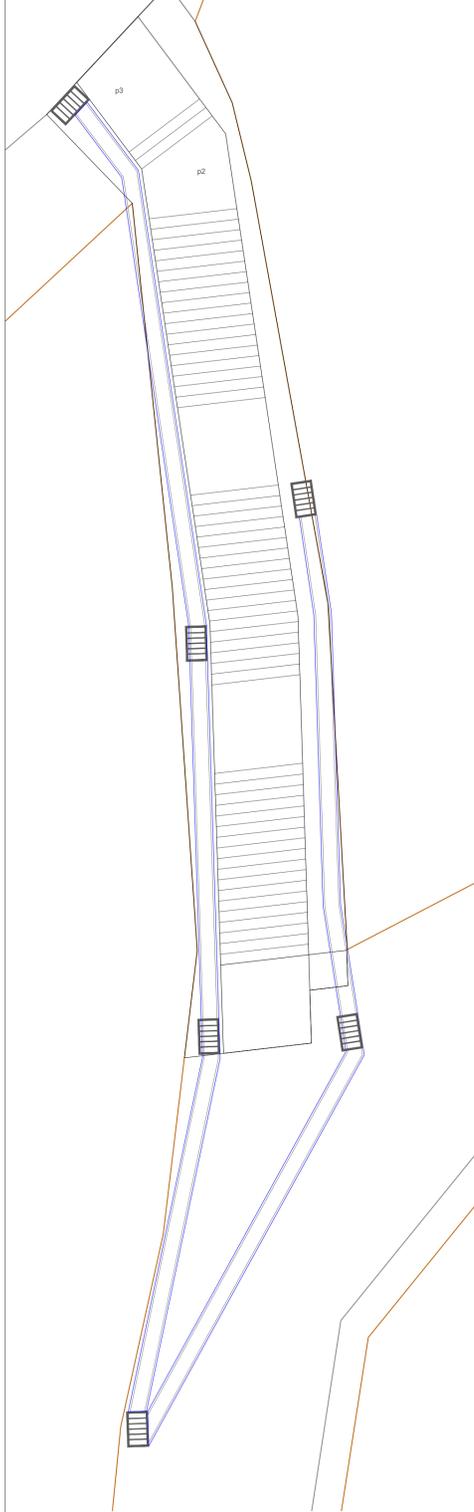


ELÉTRICA - UNIFILAR E POSTEAMENTO
ESCALA: 1/100

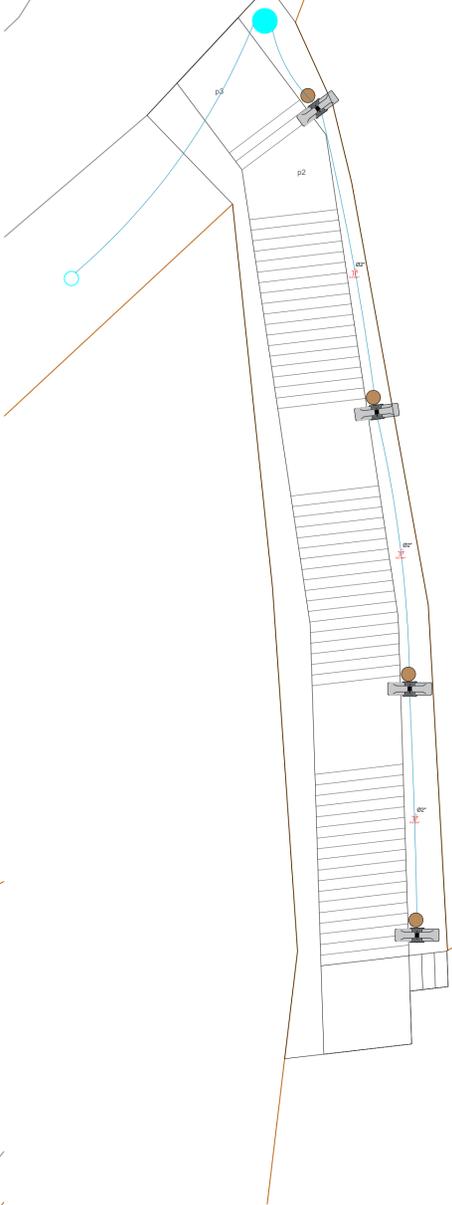

ELÉTRICA - VALAS E CAIXA DE ATERRAMENTO
ESCALA: 1/100

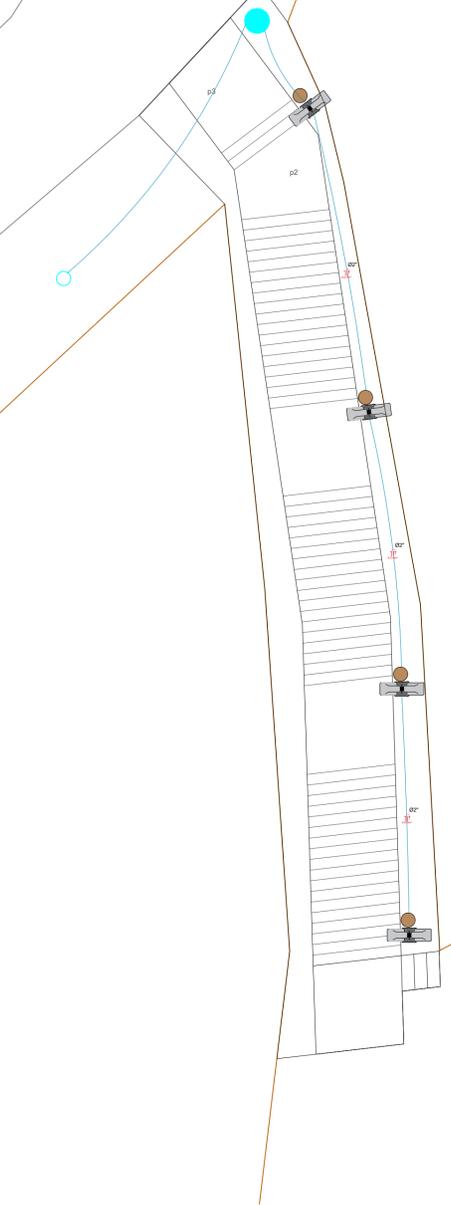


DETALHES DRENAGEM
ESCALA: 1/25

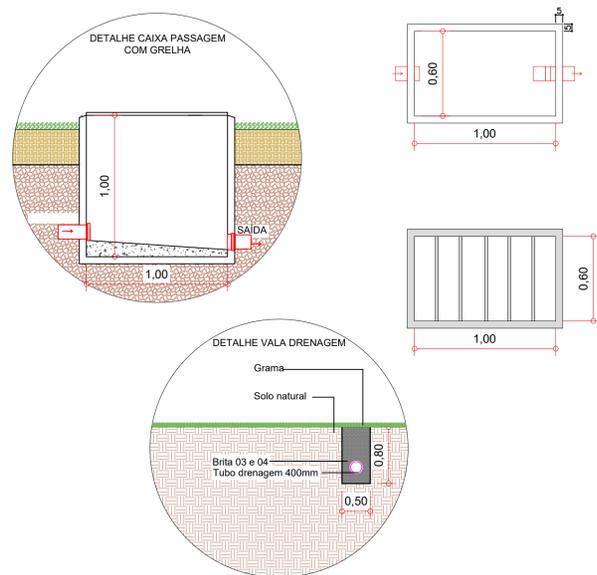


ENTRADA ENERGIA E ATERRAMENTO
ESCALA: 1/50

Definição	
A	Entrada de Energia
B	Ramal de Ligação
C	Ramal de Entrada
D	Ponto de Entrega
E	Ramal de Saída
F	Ramal de Carga


Legenda	
01	- Eletroduto de PVC ou duto corrugado PEAD
02	- Tampa de ferro fundido padrão Celesco
03	- Caixa de passagem subterrânea
04	- Haste de aterramento
05	- Condutor de aterramento
06	- Conector de aterramento

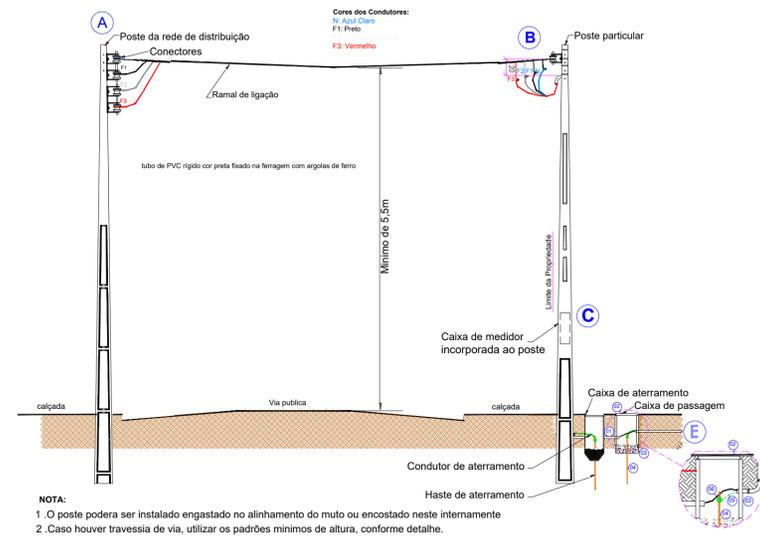

NOTA:
1. O poste poderá ser instalado engastado no alinhamento do muro ou encostado neste internamente
2. Caso houver travessia de via, utilizar os padrões mínimos de altura, conforme detalhe.

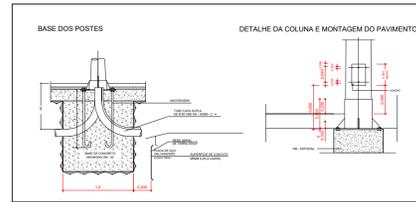


- POSTE DE ENTRADA COM QUADRO DE DISTRIBUIÇÃO
 - POSTE INTERNO (H= 7MT) - 4 UNI
 - CAIXA DE PASSAGEM/ATERRAMENTO - 4 UNI
- NOTA: AS LUZES SERÃO LIGADAS DIRETO NOS DIJUNTORES

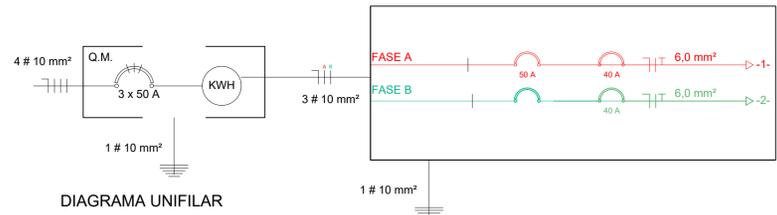

OBS: A vala para aterramento terá profundidade de H: 0,60m.
Os postes de H: 8m serão aterrados 1m abaixo do solo e os postes de H: 9m serão aterrados 2m abaixo do solo, portanto deve ser feito um furo no poste para a passagem dos eletrodutos, para que seja mantido a profundidade da vala em H: 0,60m.

DETALHE VALA PARA TUBULAÇÕES SUBTERRANEAS
ESCALA: 1/25

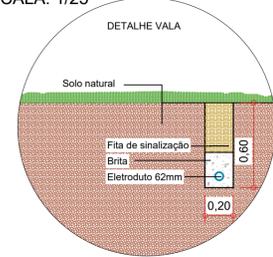

LEGENDA	
	TUBULAÇÃO DRENAGEM
	CAIXA DE PASSAGEM COM GRELHA

 PREFEITO ANTONIO CERON PREFEITURA DO MUNICÍPIO DE LAGES CNPJ 82.777.301/0001-90 RUA: BENJAMIM CONSTANTE, Nº 13, BAIRRO: CENTRO CEP 88501-900, FONE (49) 3019-7400	SEPLAM SECRETARIA DE PLANEJAMENTO E MOBILIDADE URBANA RUA: ARISTILIANO RAMOS, Nº 100, BAIRRO: CENTRO CEP 88502-050, FONE (49) 3019-7548		
		SECRETÁRIO: GABRIEL PRESTES DOS SANTOS DIRETOR: GÊNESIS GONSALVES DA SILVA CREA: 127091-9 PROJETO: DANYELLE BIANCA XAVIER DONATI CAU A97384-0 DESENHO: STEPHANIE DE OLIVEIRA TOPOGRAFIA: -	DE ACORDO RESPONSÁVEL MUNICÍPIO DE ACORDO RESPONSÁVEL TÉCNICO
		PREFEITURA DO MUNICÍPIO DE LAGES CNPJ 82.777.301/0001-90	DANYELLE XAVIER DONATI ARQUITETA E URBANISTA - CAU A97384-0
		OBRA: CONSTRUÇÃO DE ESCADA DE ACESSO NO BAIRRO PROMORAR ENDEREÇO: RUA MAURO RAMBUSCH SELL, SN - CEP 88514-250 BAIRRO PROMORAR, LAGES - SC.	
DESCRIÇÃO: PLANTA DE DRENAGEM; PLANTA DE ELÉTRICA; DETALHES.	NOME: ARQ. PRANCHA: 02/02 REVISÃO: 00 FORMATO: A1		
ÁREAS: ÁREA : 119,00 m²	DATA: 05/2024		
ESCALA: INDICADA	DATA: 05/2024		